
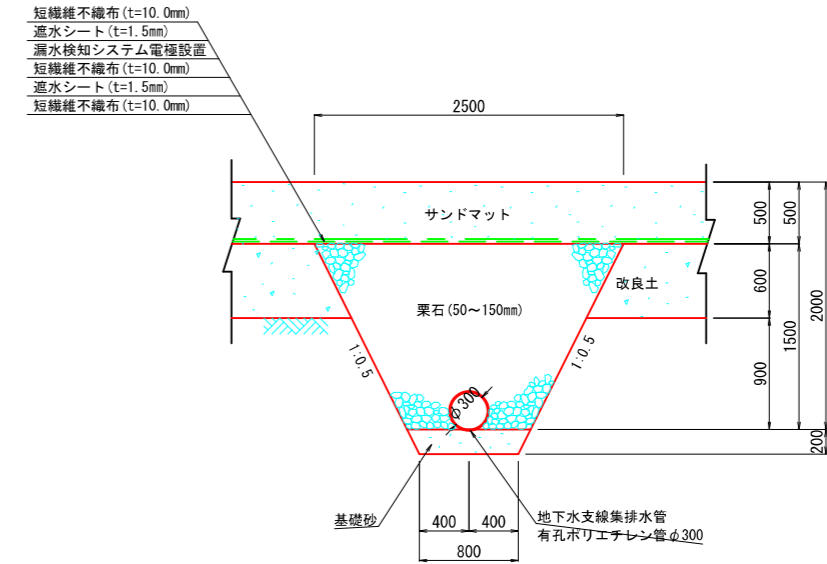
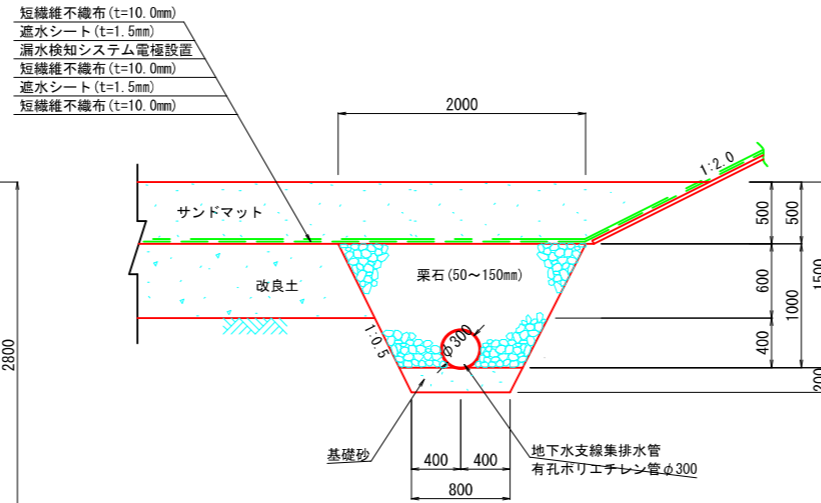


地下水集排水管構造図

地下水幹線集排水管 S=1:30

地下水支線集排水管(1) S=1:30

地下水支線集排水管(2) S=1:30
(浸出水幹線及び導水管φ600横断面)

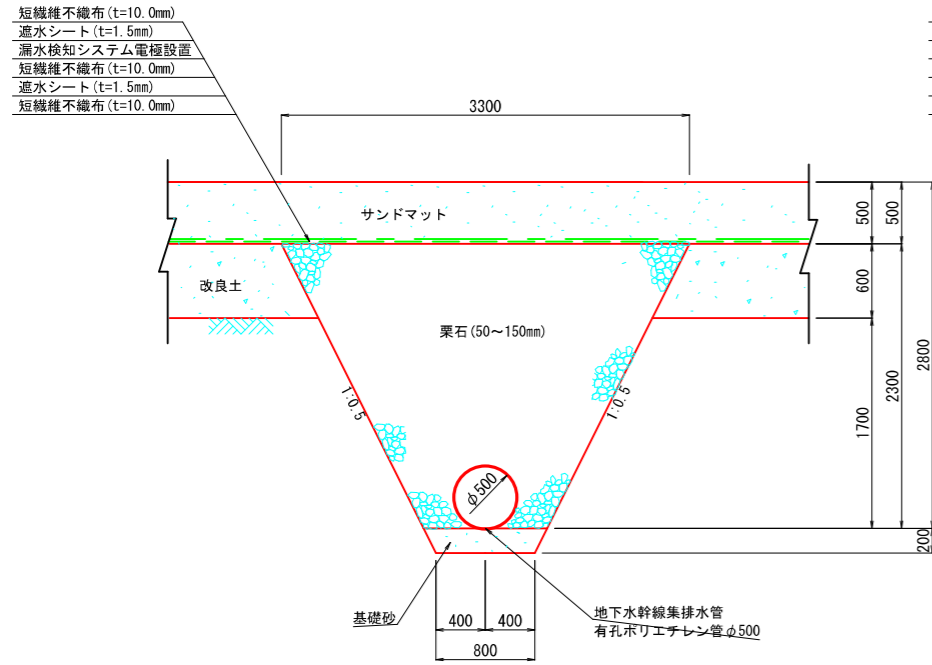

工事名	一般廃棄物最終処分場増設工事		
図名	浸出水集排水管構造図	縮尺	1:30 (A1) 1:60 (A3)
設計	平成 22 年 9 月 日	図面番号	21
施工地	燕市 舘野 地内	全枚数	34
燕弥彦 総合事務組合			