



## 浸出水集排水管構造図


浸出水幹線集排水管(導水管) S=1:30

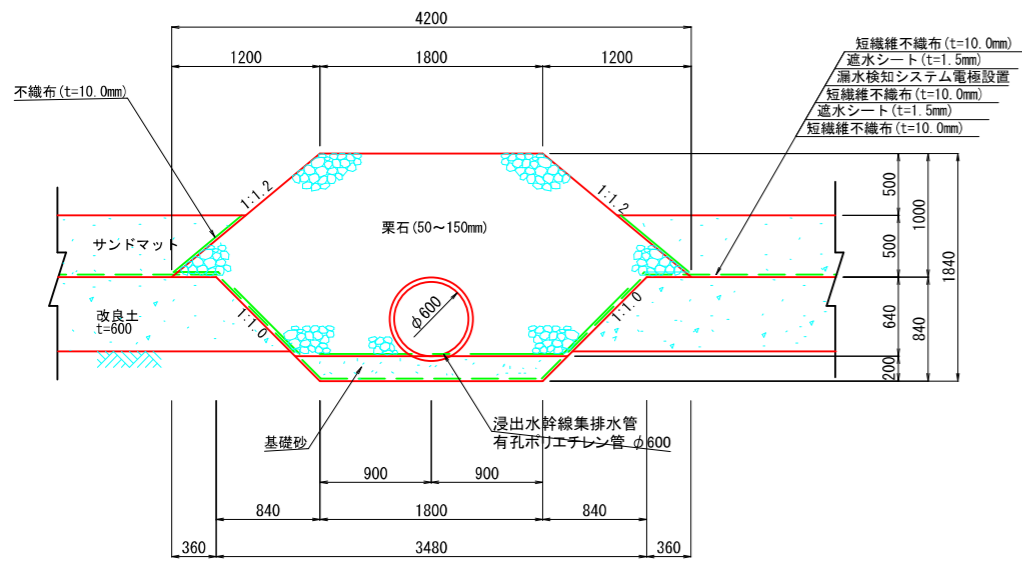


浸出水支線集排水管 S=1:30

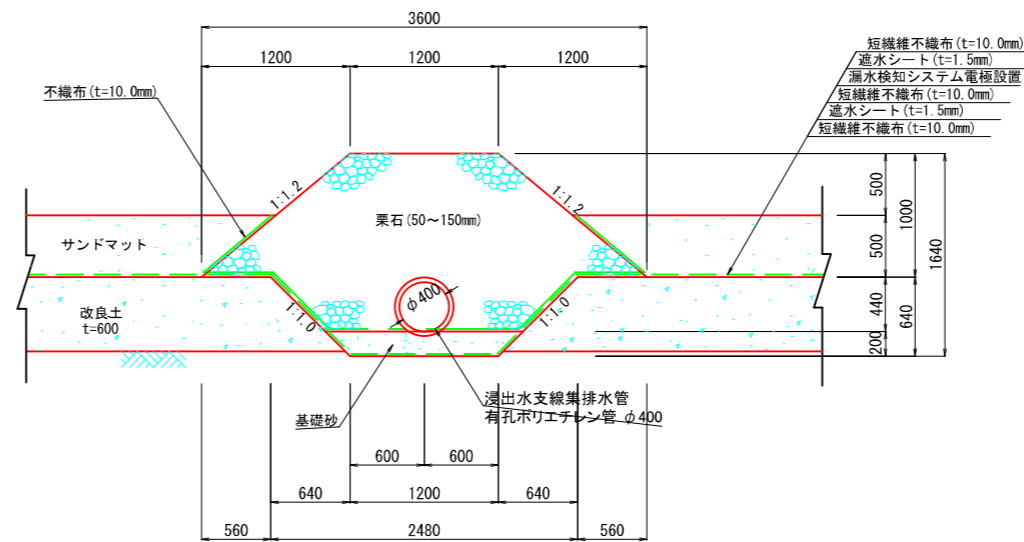

ガス抜設備詳細図 S=1:30

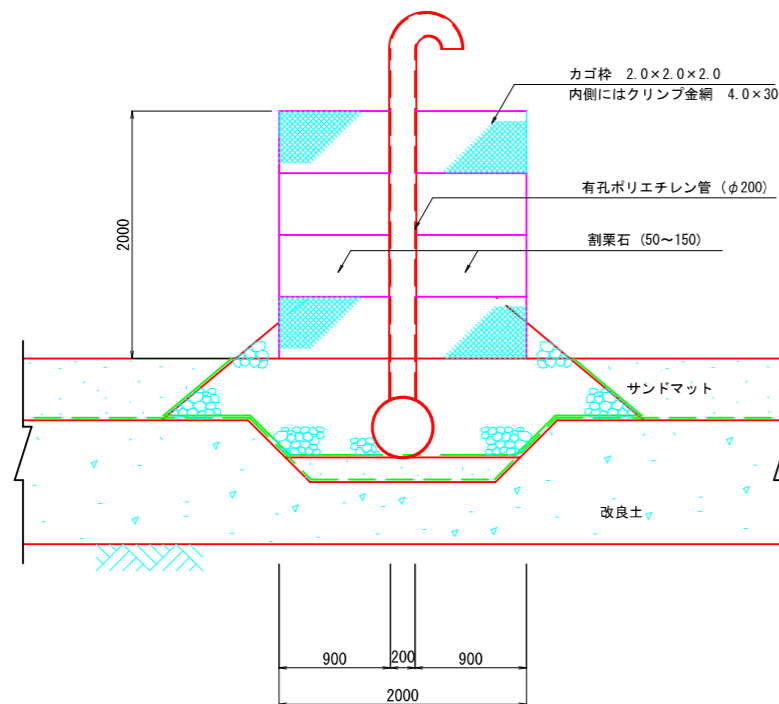

ガス抜設備詳細図 S=1:20

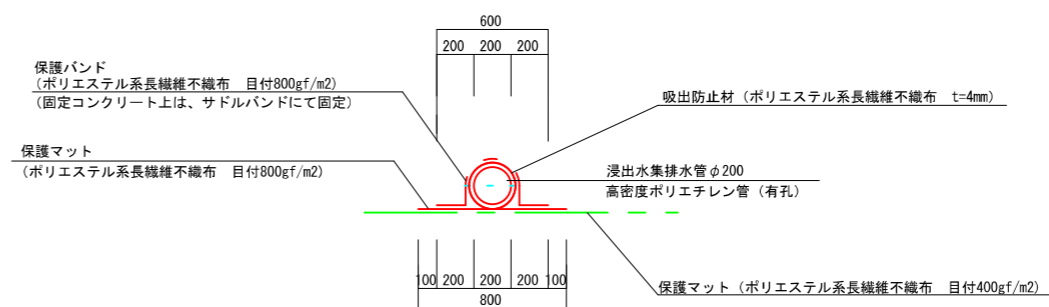

工事名	一般廃棄物最終処分場増設工事		
図名	浸出水集排水管構造図	縮尺	図示
設計	平成 22 年 9 月 日	図面番号	25
施工地	燕市 舘野 地内	全枚数	34
燕弥彦 総合事務組合			