



集水ピット構造図 S=1:60


上部平面図

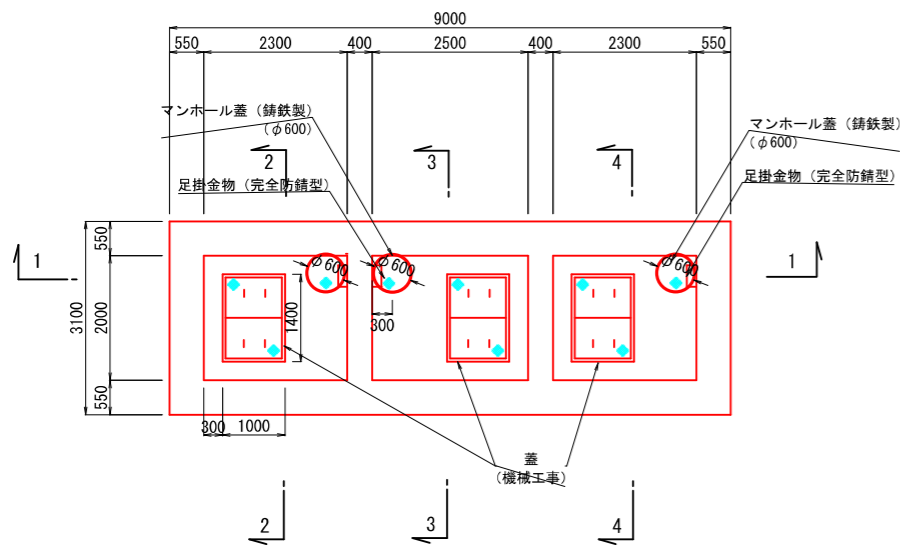


中間部平面図

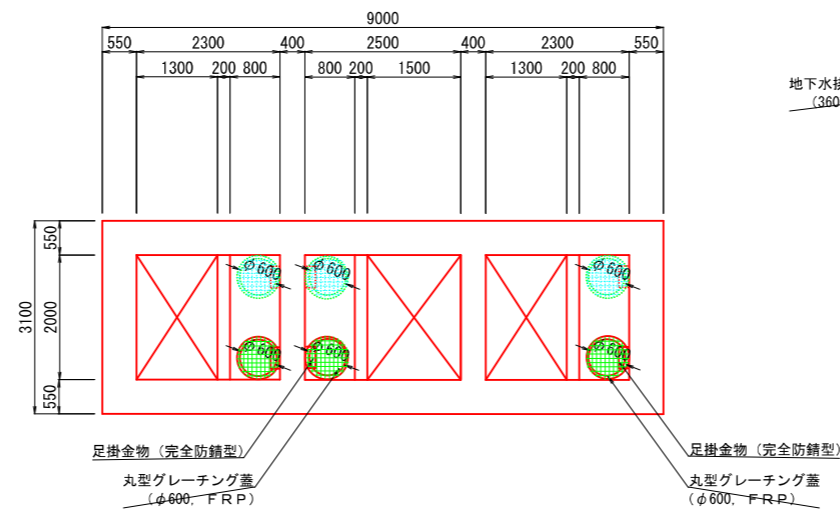


下部平面図

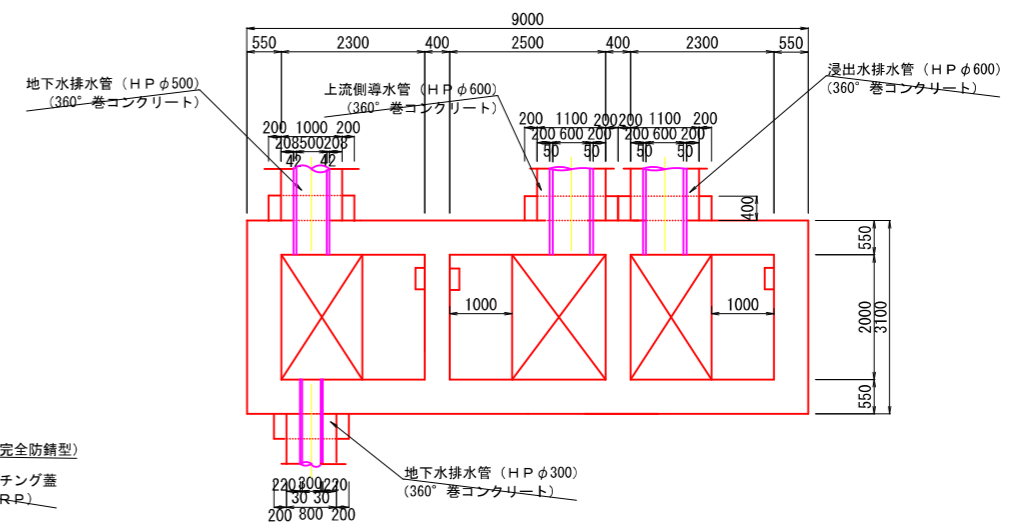


1-1

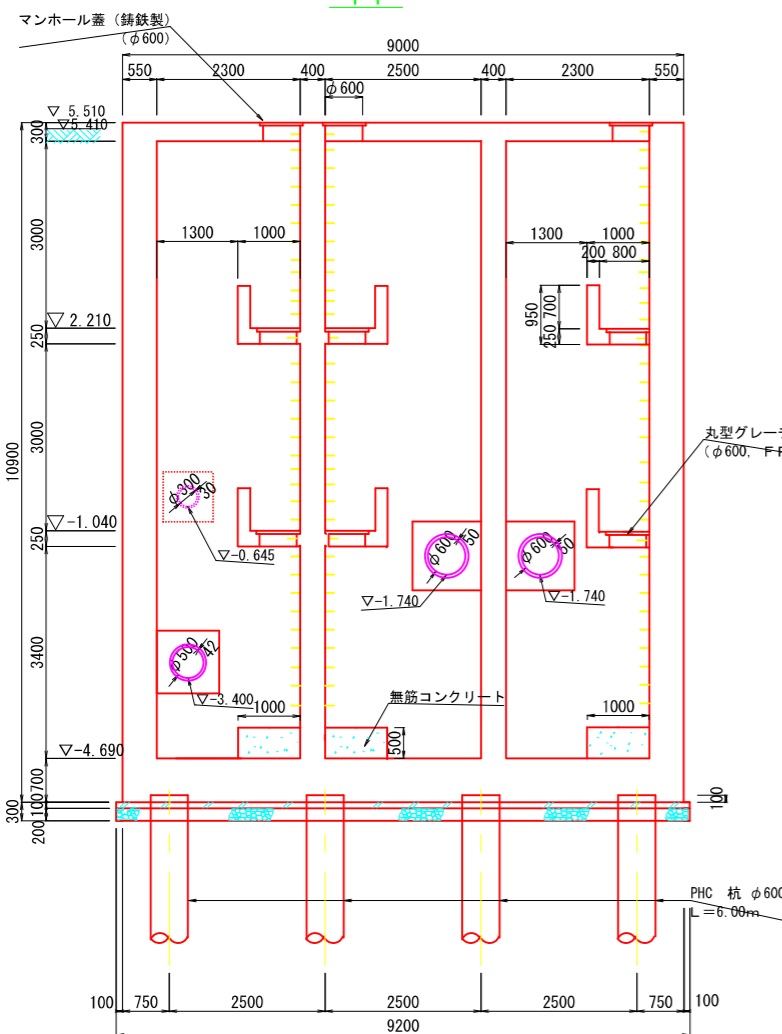


2-2

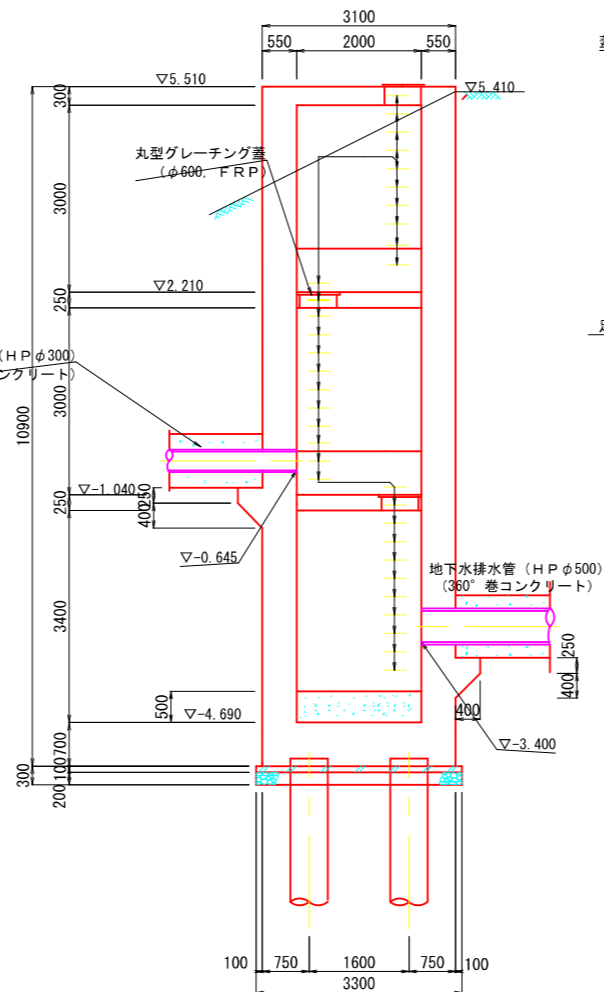

3-3

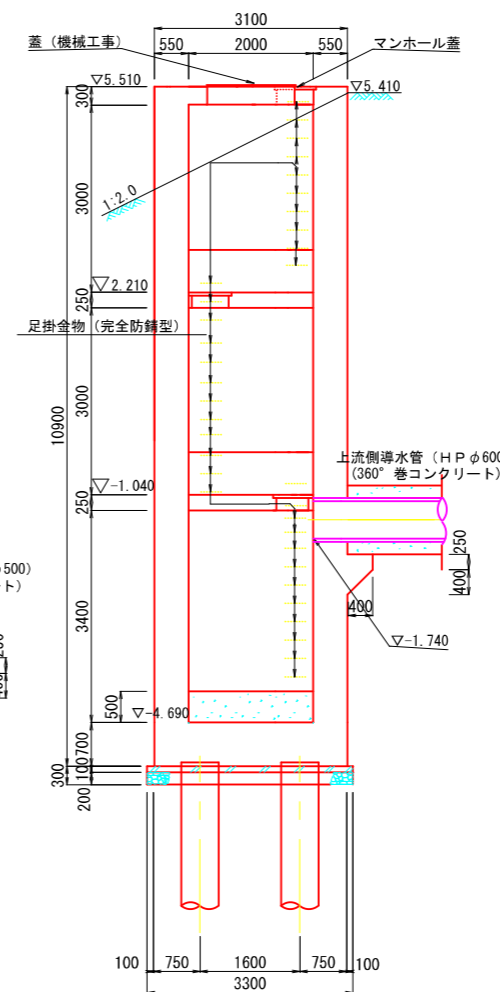

4-4

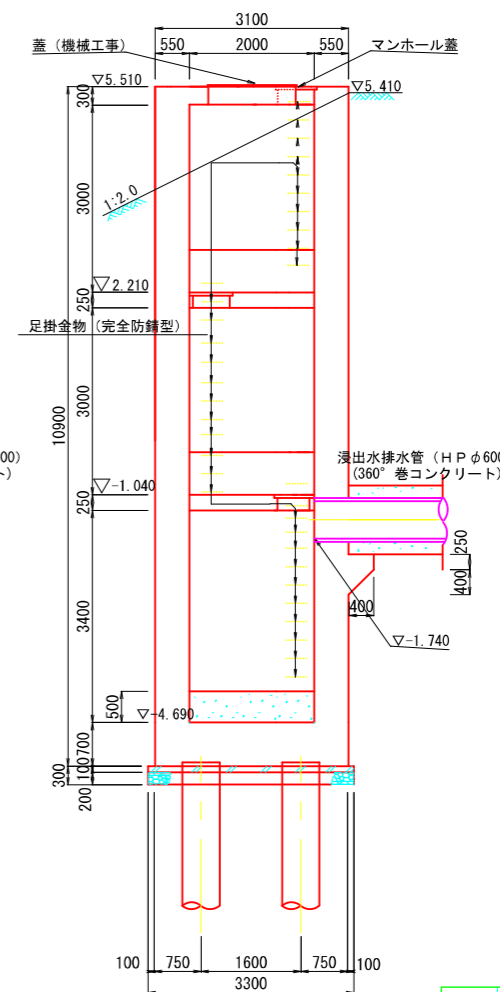

工事名	一般廃棄物最終処分場増設工事		
図名	集水ピット構造図	縮尺	1:60 (A1) 1:120 (A3)
設計	平成 22 年 9 月 日	図面番号	27
施工地名	燕市 館野 地内	全枚数	34
燕弥彦 総合事務所			