



原水ピット構造図 S=1:60


上部平面図

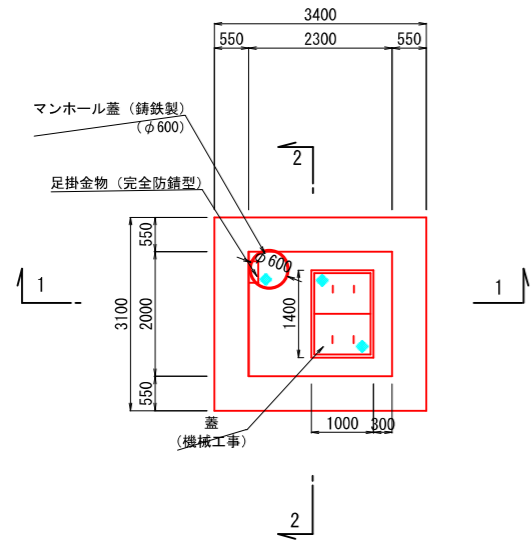


中間部平面図

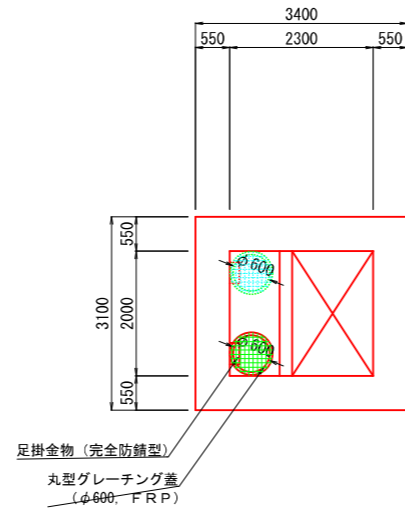


下部平面図

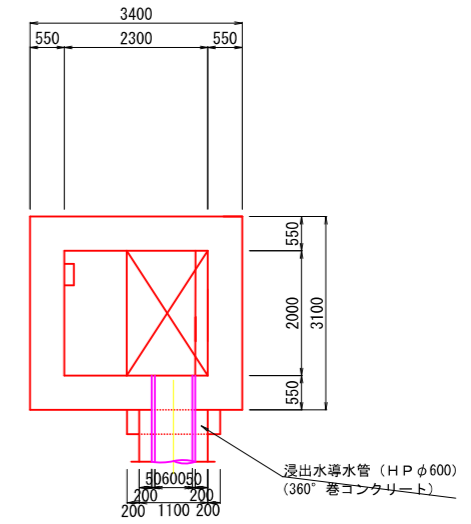

1-1

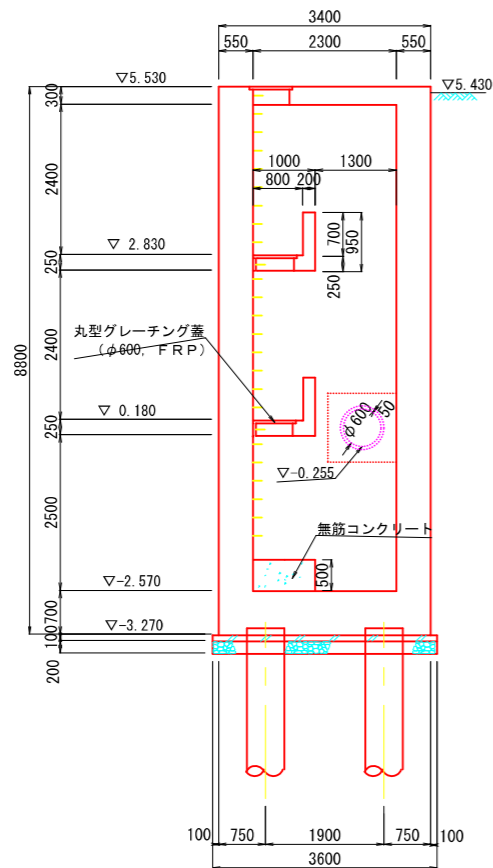

2-2

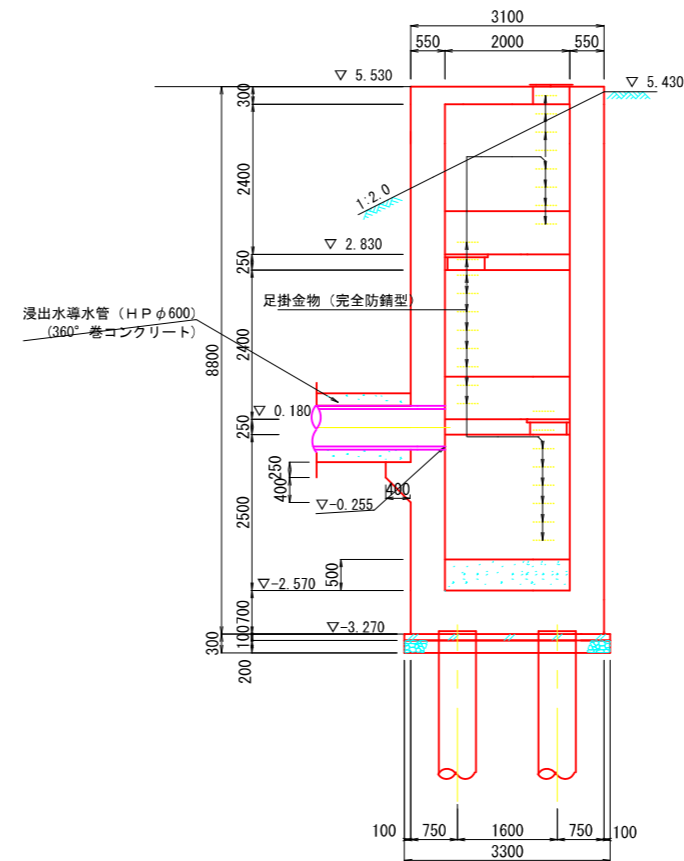

工事名	一般廃棄物最終処分場増設工事		
図名	原水ピット構造図	縮尺	1:60 (A1) 1:120 (A3)
設計	平成 22 年 9 月 日	図面番号	28
施工地	燕市 館野 地内	全枚数	34
燕弥彦 総合事務組合			