



# 新設調整池構造図 (1)

平面図 S=1:500

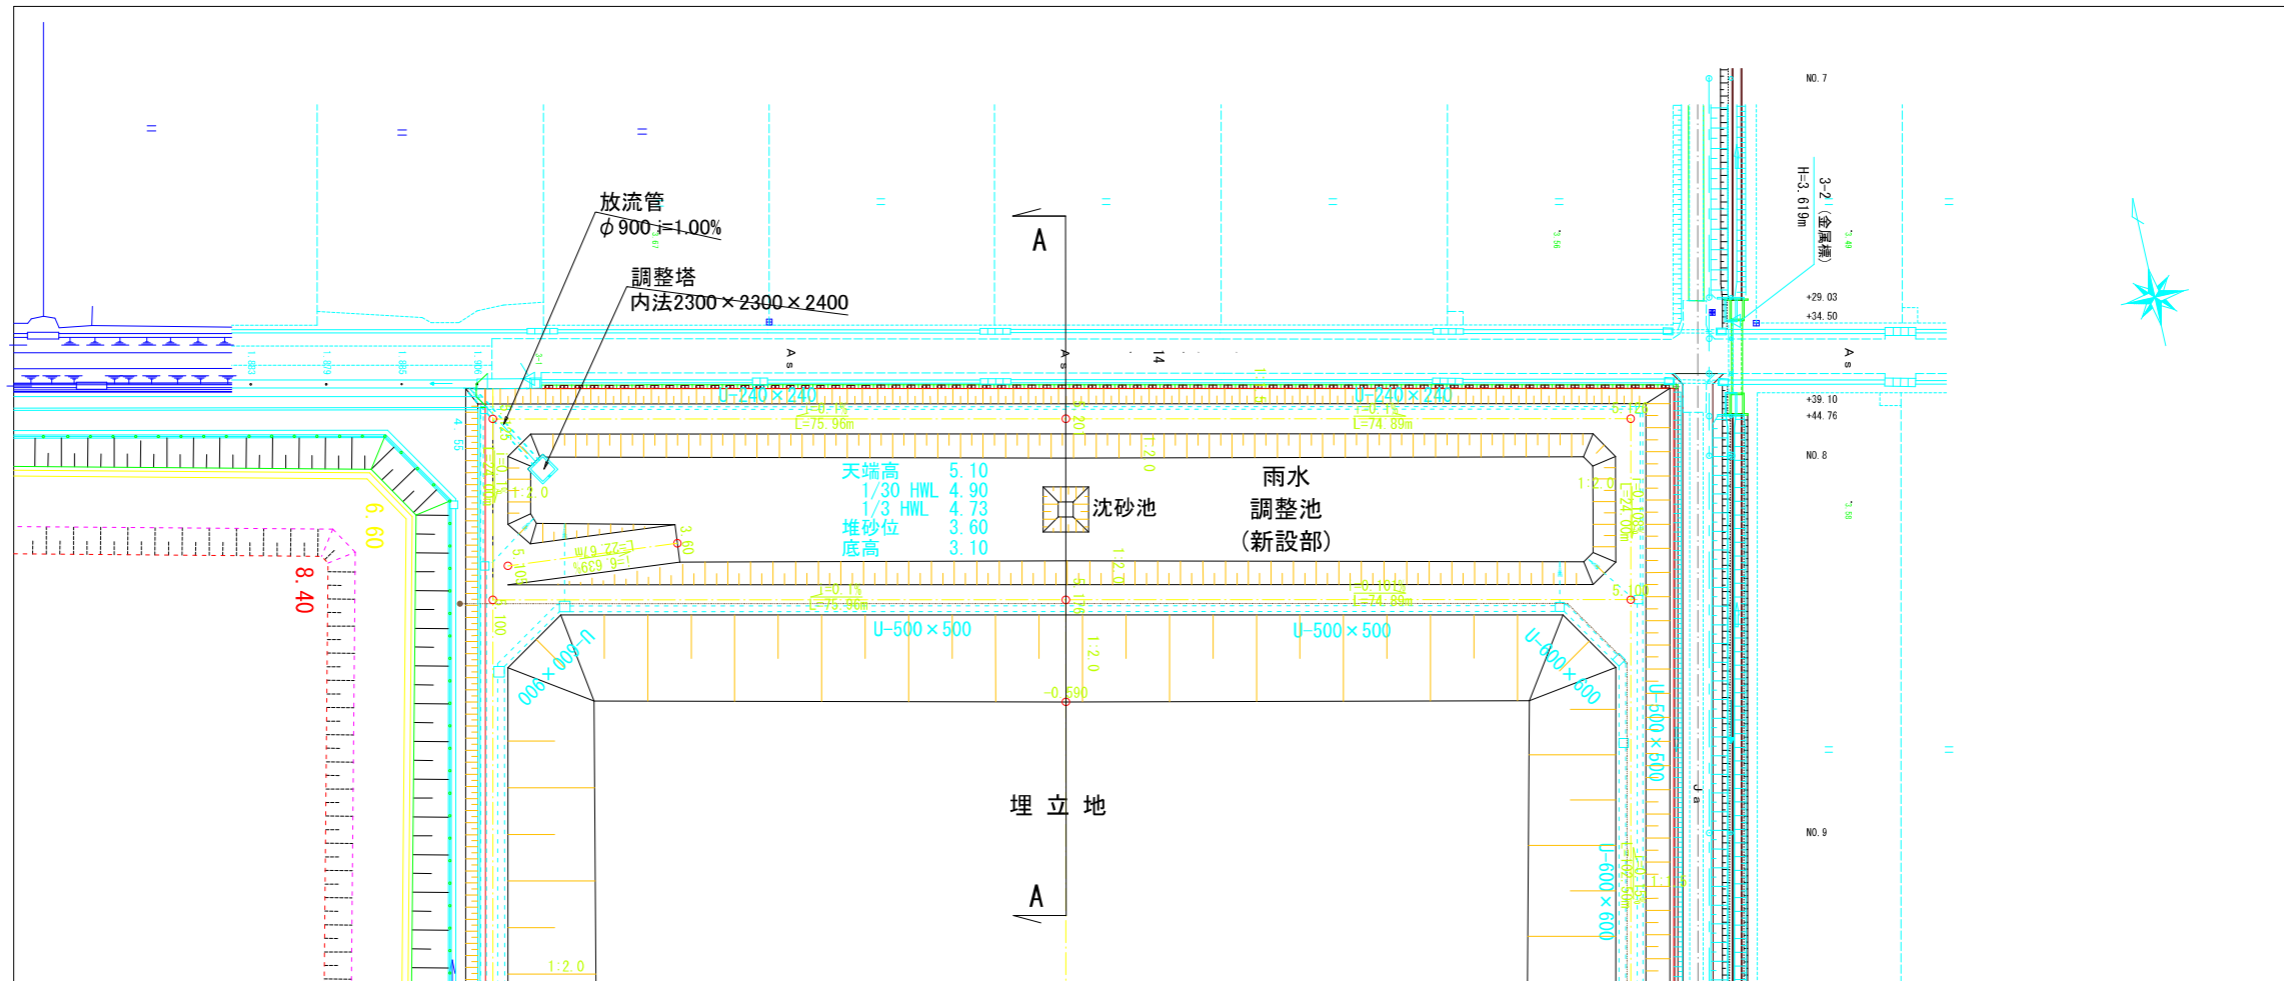

A-A断面図 S=1:50

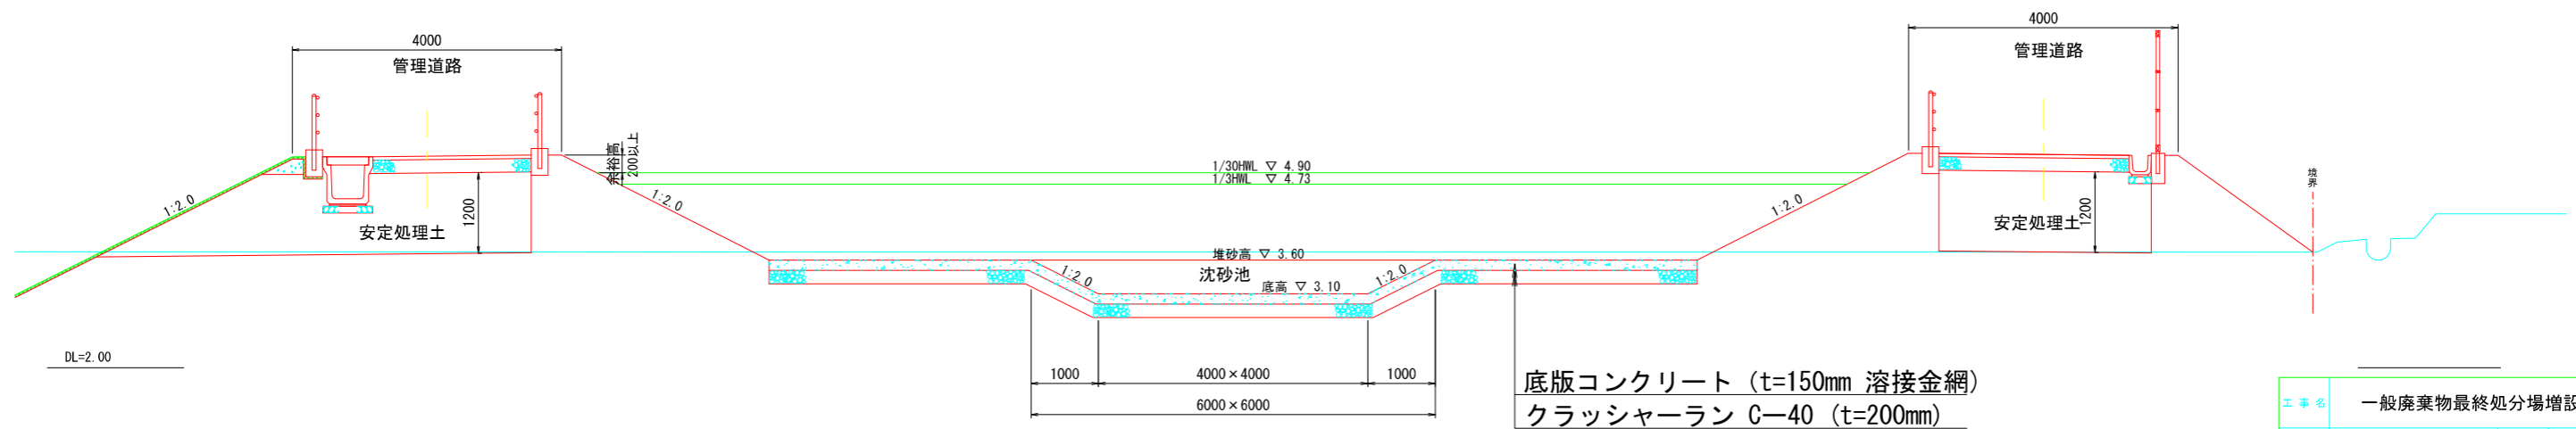

| 工事名 一般廃棄物最終処分場増設工事 |             |      |  |    |  |
|--------------------|-------------|------|--|----|--|
| 図名                 | 新設調整池構造図(1) | 縮尺   |  | 図示 |  |
| 設計                 | 平成22年9月日    | 図面番号 |  | 29 |  |
| 施工地                | 燕市 館野 地内    | 全枚数  |  | 34 |  |
| 燕弥彦<br>総合事務組合      |             |      |  |    |  |