



既設調整池構造図 (1)

平面図 S=1:500

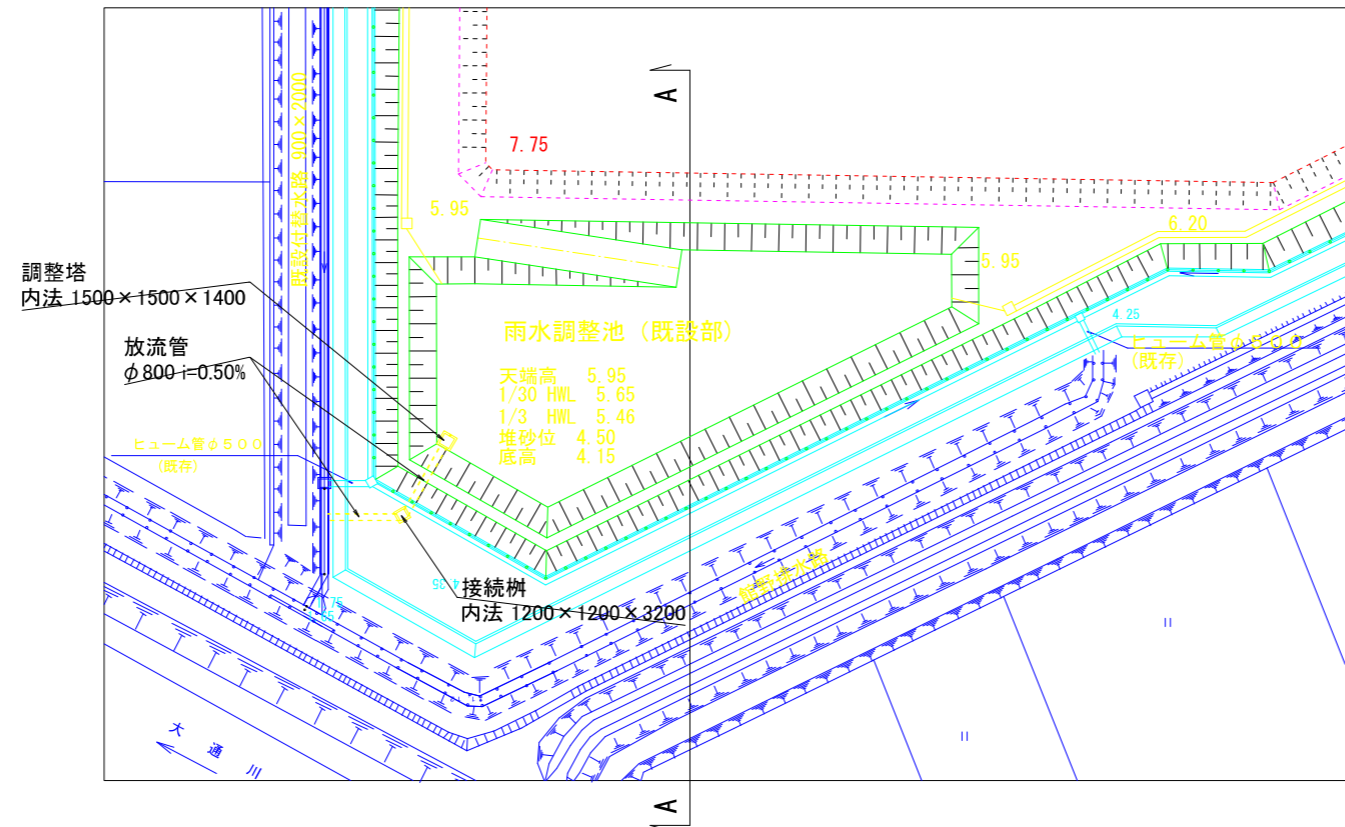

A-A断面図 S=1:100

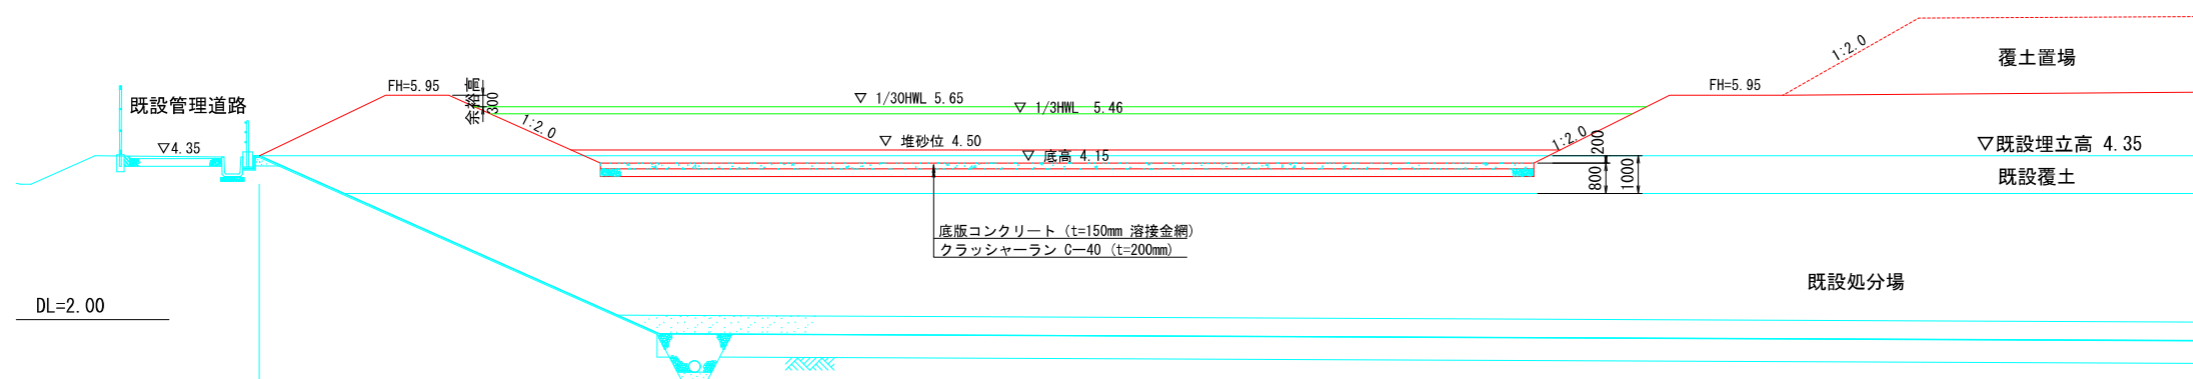

一般廃棄物最終処分場増設工事			
図名	既設調整池構造図(1)	縮尺	図示
設計	平成 22 年 9 月 日	図面番号	31
施工地	燕市 館野 地内	全枚数	34
燕弥彦			
総合事務組合			