


既設管撤去・モルタル充填工平面図(7) S=1:500
(A3 S=1:1000)

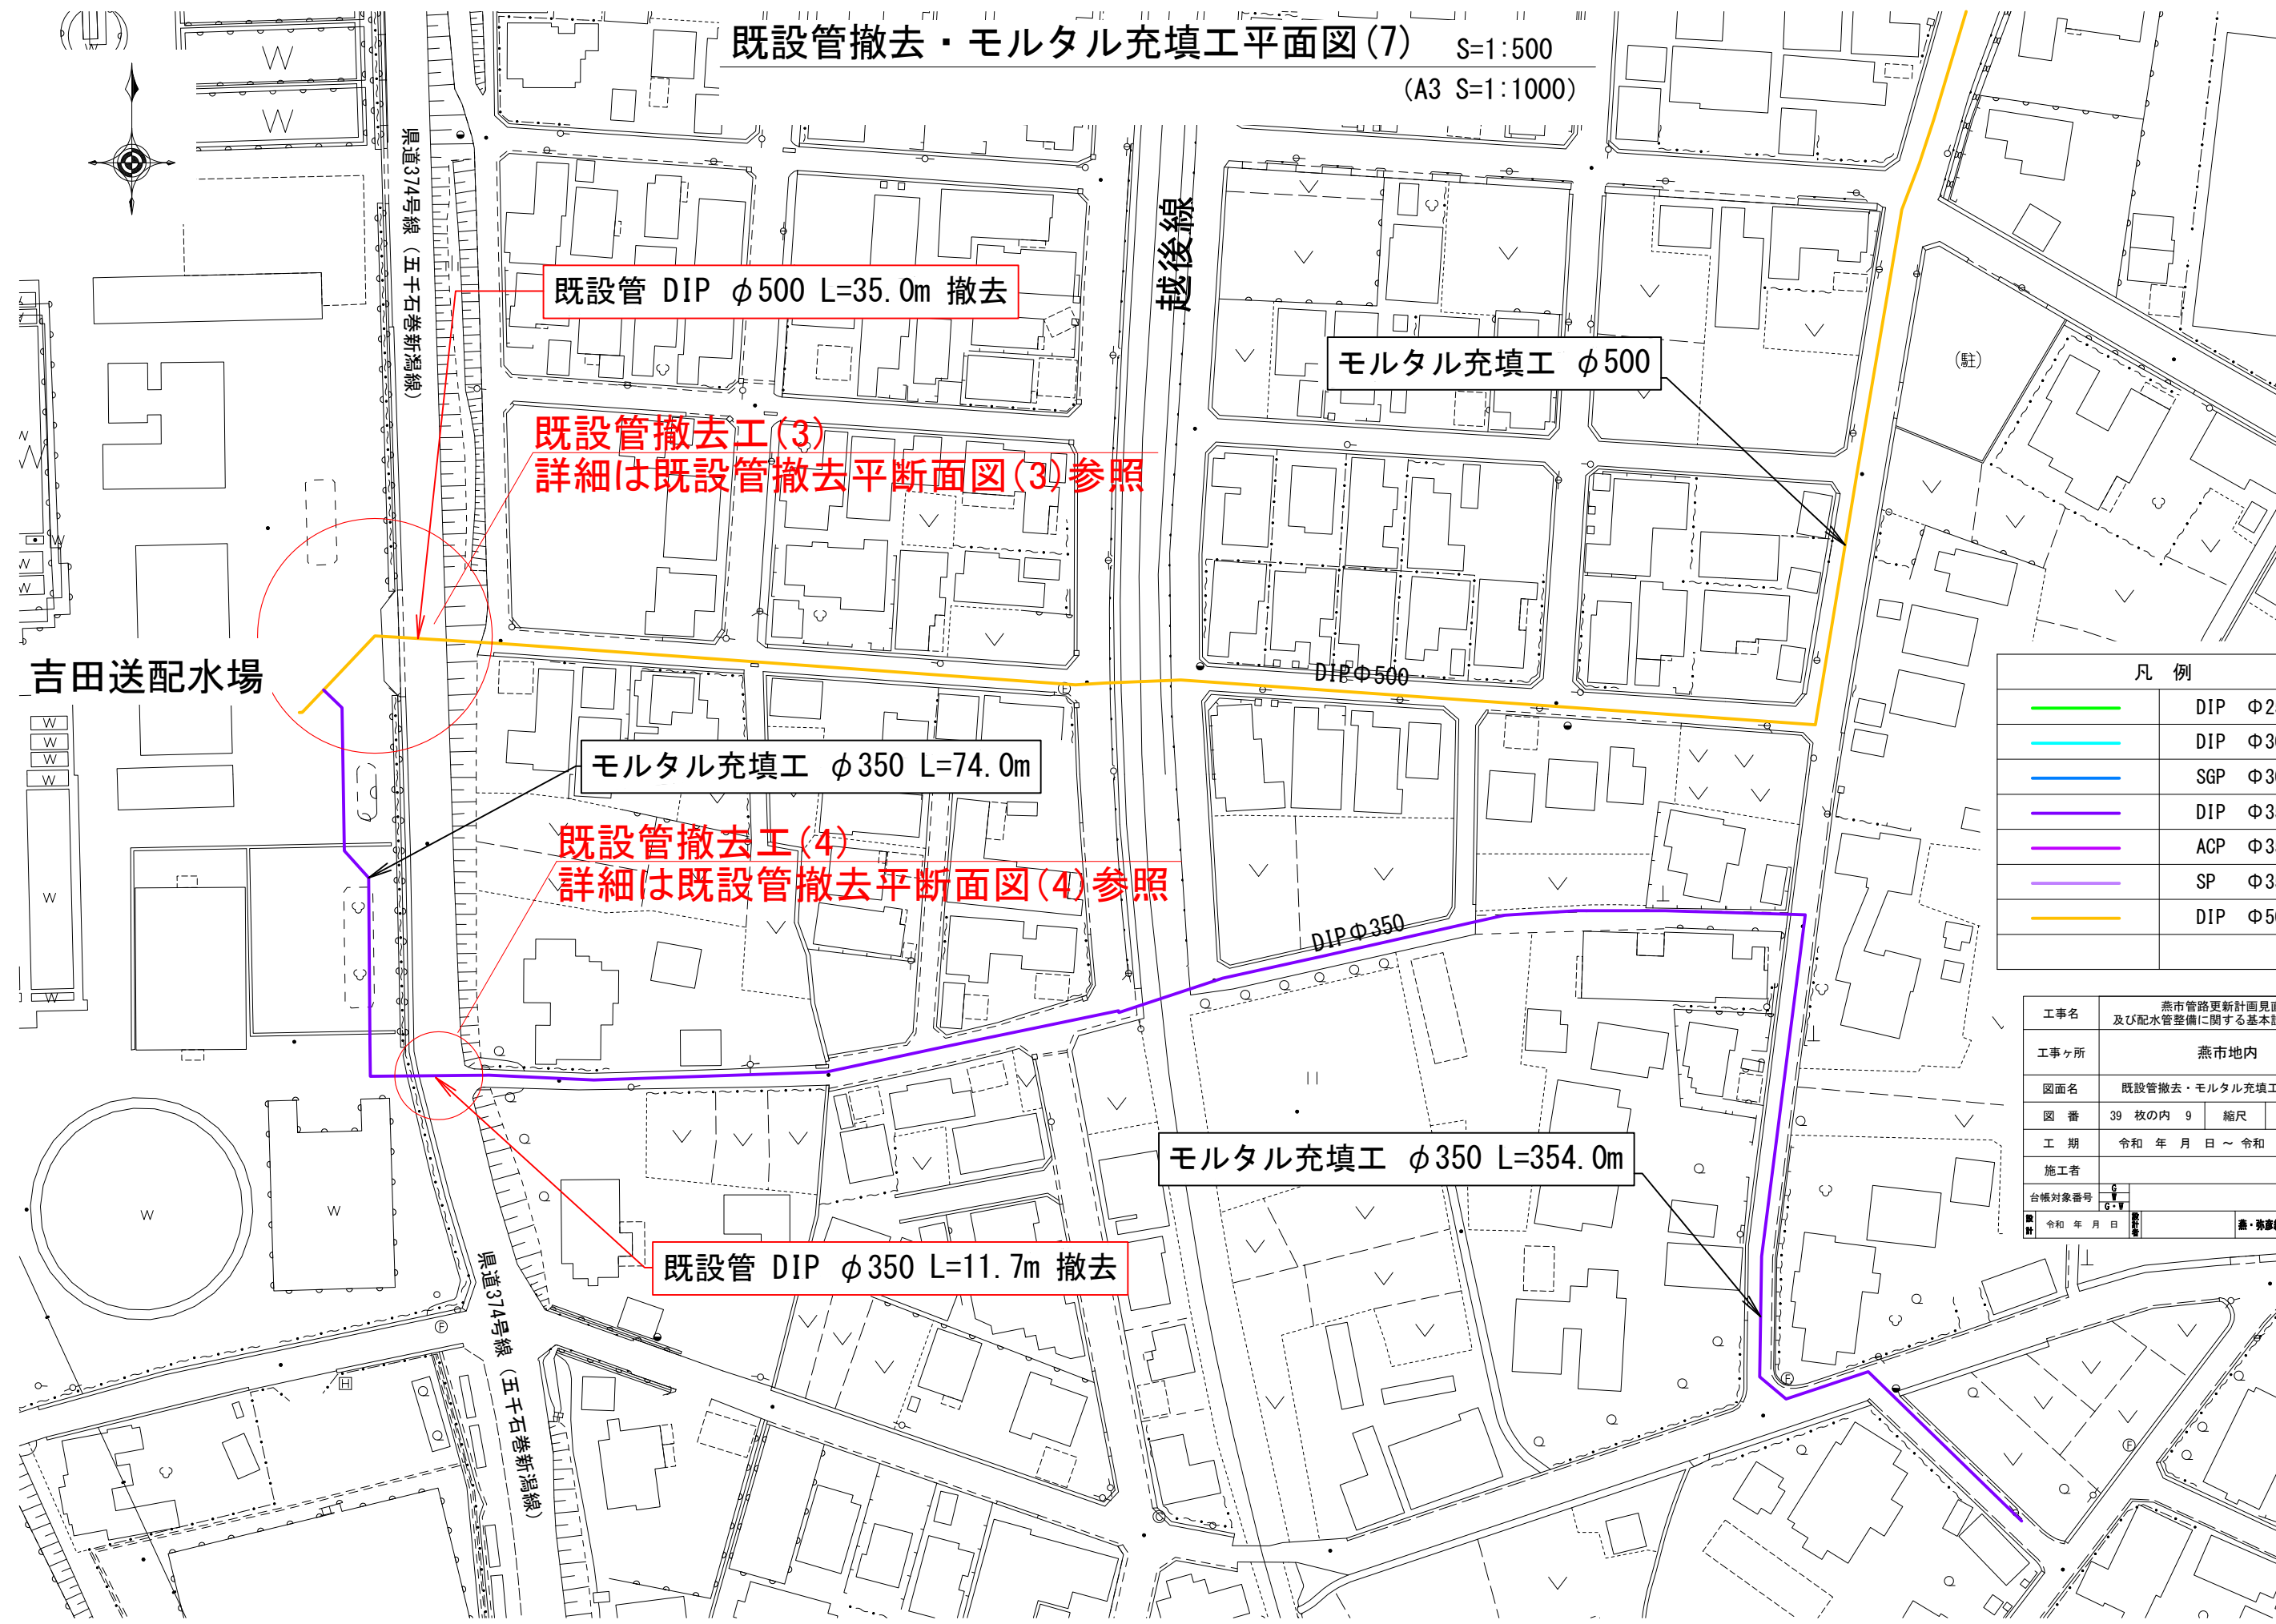

既設管 DIP ϕ 500 L=35.0m 撤去

モルタル充填工 ϕ 500

既設管撤去工(3)
詳細は既設管撤去平断面図(3)参照

モルタル充填工 ϕ 350 L=74.0m

既設管撤去工(4)
詳細は既設管撤去平断面図(4)参照

モルタル充填工 ϕ 350 L=354.0m

既設管 DIP ϕ 350 L=11.7m 撤去

凡 例	
—	DIP ϕ 250
—	DIP ϕ 300
—	SGP ϕ 300
—	DIP ϕ 350
—	ACP ϕ 350
—	SP ϕ 350
—	DIP ϕ 500

工事名	燕市管路更新計画見直し 及び配水管整備に関する基本設計業務委託		
工事ヶ所	燕市地内		
図面名	既設管撤去・モルタル充填工平面図(7)		
図 番	39 枚の内 9	縮 尺	1:500
工 期	令和 年 月 日 ~ 令和 年 月 日		
施工者			
台帳対象番号	G-W		
設 計	令和 年 月 日	監 査	燕・弥彦総合事務組合水道局

既設管撤去・モルタル充填工平面図(8) S=1:500
(A3 S=1:1000)



凡 例	
—	DIP Φ250
—	DIP Φ300
—	SGP Φ300
—	DIP Φ350
—	ACP Φ350
—	SP Φ350
—	DIP Φ500

工事名	燕市管路更新計画見直し 及び配水管整備に関する基本設計業務委託		
工事ヶ所	燕市地内		
図面名	既設管撤去・モルタル充填工平面図(8)		
図 番	39 枚の内 10	縮尺	1:500
工 期	令和 年 月 日 ~ 令和 年 月 日		
施工者			
台帳対象番号	G-V		
製 図	令和 年 月 日	製 図	燕・務彦総合事務組合水道局

既設管撤去・モルタル充填工平面図(9) S=1:500
(A3 S=1:1000)



モルタル充填工 φ500 L=1,058.0m

凡 例	
—	DIP Φ250
—	DIP Φ300
—	SGP Φ300
—	DIP Φ350
—	ACP Φ350
—	SP Φ350
—	DIP Φ500

工事名	燕市管路更新計画見直し 及び配水管整備に関する基本設計業務委託		
工事ヶ所	燕市地内		
図面名	既設管撤去・モルタル充填工平面図(9)		
図 番	39 枚の内 11	縮尺	1:500
工 期	令和 年 月 日 ~ 令和 年 月 日		
施工者			
台帳対象番号	G-W		
設計	令和 年 月 日	監 査	燕・務彦総合事務組合水道局

既設管撤去・モルタル充填工平面図(10) S=1:500
(A3 S=1:1000)



・燕市立吉田南小

・南親水公園

モルタル充填工 $\phi 500$ L=301.0m

既設管撤去工(5)
詳細は既設管撤去平断面図(5)参照

既設管 DIP $\phi 500$ L=19.0m 撤去

凡 例	
	DIP $\phi 250$
	DIP $\phi 300$
	SGP $\phi 300$
	DIP $\phi 350$
	ACP $\phi 350$
	SP $\phi 350$
	DIP $\phi 500$

工事名	燕市管路更新計画見直し 及び配水管整備に関する基本設計業務委託		
工事ヶ所	燕市地内		
図面名	既設管撤去・モルタル充填工平面図(10)		
図 番	39 枚の内 12	縮尺	1:500
工 期	令和 年 月 日 ~ 令和 年 月 日		
施工者			
台帳対象番号	G-V		
設計	令和 年 月 日	監 査	燕・磐前総合事務組合水道局

既設管撤去・モルタル充填工平面図(11) S=1:500
(A3 S=1:1000)



凡 例	
	DIP φ250
	DIP φ300
	SGP φ300
	DIP φ350
	ACP φ350
	SP φ350
	DIP φ500

工事名	燕市管路更新計画見直し 及び配水管整備に関する基本設計業務委託		
工事ヶ所	燕市地内		
図面名	既設管撤去・モルタル充填工平面図(11)		
図 番	39 枚の内 13	縮尺	1:500
工 期	令和 年 月 日 ~ 令和 年 月 日		
施工者			
台帳対象番号	G-W		
製 図	令和 年 月 日	監 査	燕・務彦総合事務組合水道局

既設管撤去・モルタル充填工平面図(12) S=1:500
(A3 S=1:1000)




凡 例	
—	DIP Φ250
—	DIP Φ300
—	SGP Φ300
—	DIP Φ350
—	ACP Φ350
—	SP Φ350
—	DIP Φ500

工事名	燕市管路更新計画見直し 及び配水管整備に関する基本設計業務委託		
工事ヶ所	燕市地内		
図面名	既設管撤去・モルタル充填工平面図(12)		
図 番	39 枚の内 14	縮尺	1:500
工 期	令和 年 月 日 ~ 令和 年 月 日		
施工者			
台帳対象番号	G-V		
設計	令和 年 月 日	監 査	燕・磐前総合事務組合水道局

既設管撤去・モルタル充填工平面図(13)

(A3 S=1:1000)

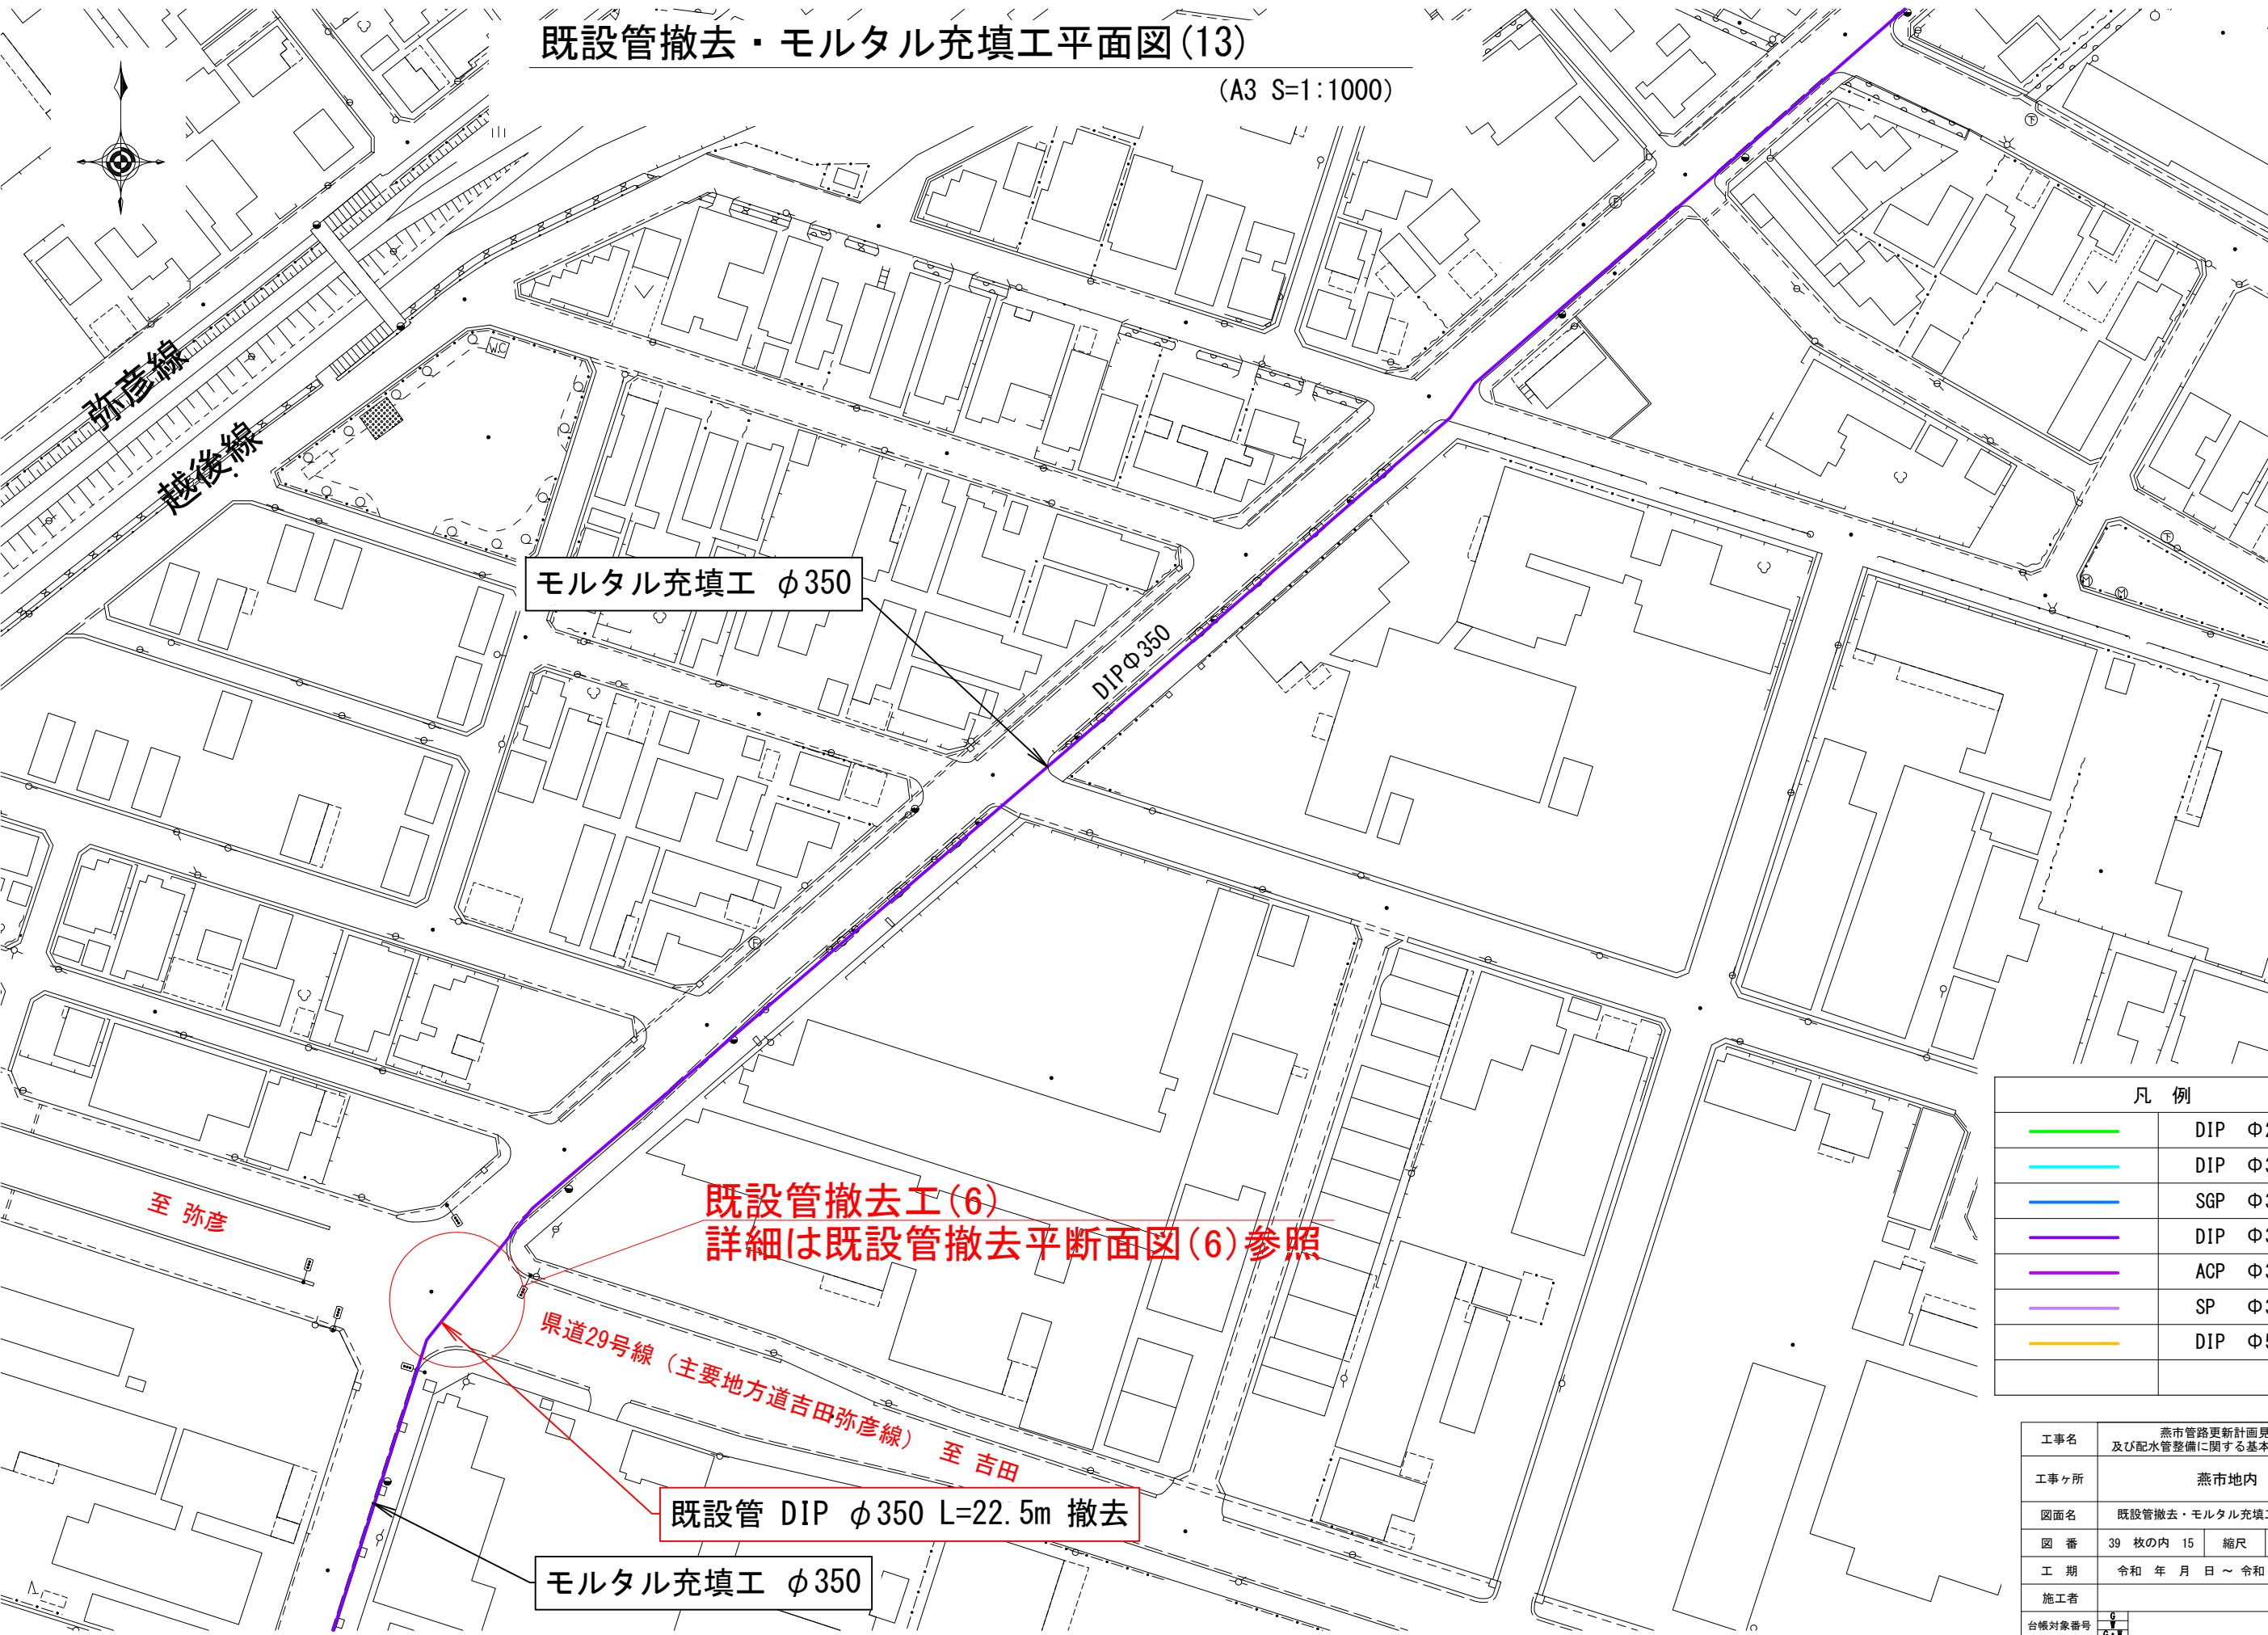

凡 例	
—	DIP φ250
—	DIP φ300
—	SGP φ300
—	DIP φ350
—	ACP φ350
—	SP φ350
—	DIP φ500

工事名	燕市管路更新計画見直し 及び配水管整備に関する基本設計業務委託		
工事ヶ所	燕市地内		
図面名	既設管撤去・モルタル充填工平面図(13)		
図 番	39 枚の内 15	縮尺	1:500
工 期	令和 年 月 日 ~ 令和 年 月 日		
施工者			
台帳対象番号	G-W		
製 図	令和 年 月 日	製 図	燕・弥彦総合事務組合水道局


既設管撤去・モルタル充填工平面図(14) S=1:500
(A3 S=1:1000)



凡 例	
	DIP Φ250
	DIP Φ300
	SGP Φ300
	DIP Φ350
	ACP Φ350
	SP Φ350
	DIP Φ500

工事名	燕市管路更新計画見直し 及び配水管整備に関する基本設計業務委託		
工事ヶ所	燕市地内		
図面名	既設管撤去・モルタル充填工平面図(14)		
図 番	39 枚の内 16	縮尺	1:500
工 期	令和 年 月 日 ~ 令和 年 月 日		
施工者			
台帳対象番号	G-V		
製 図	令和 年 月 日	製 図	燕・弥彦総合事務組合水道局

既設管撤去・モルタル充填工平面図(15) S=1:500
(A3 S=1:1000)

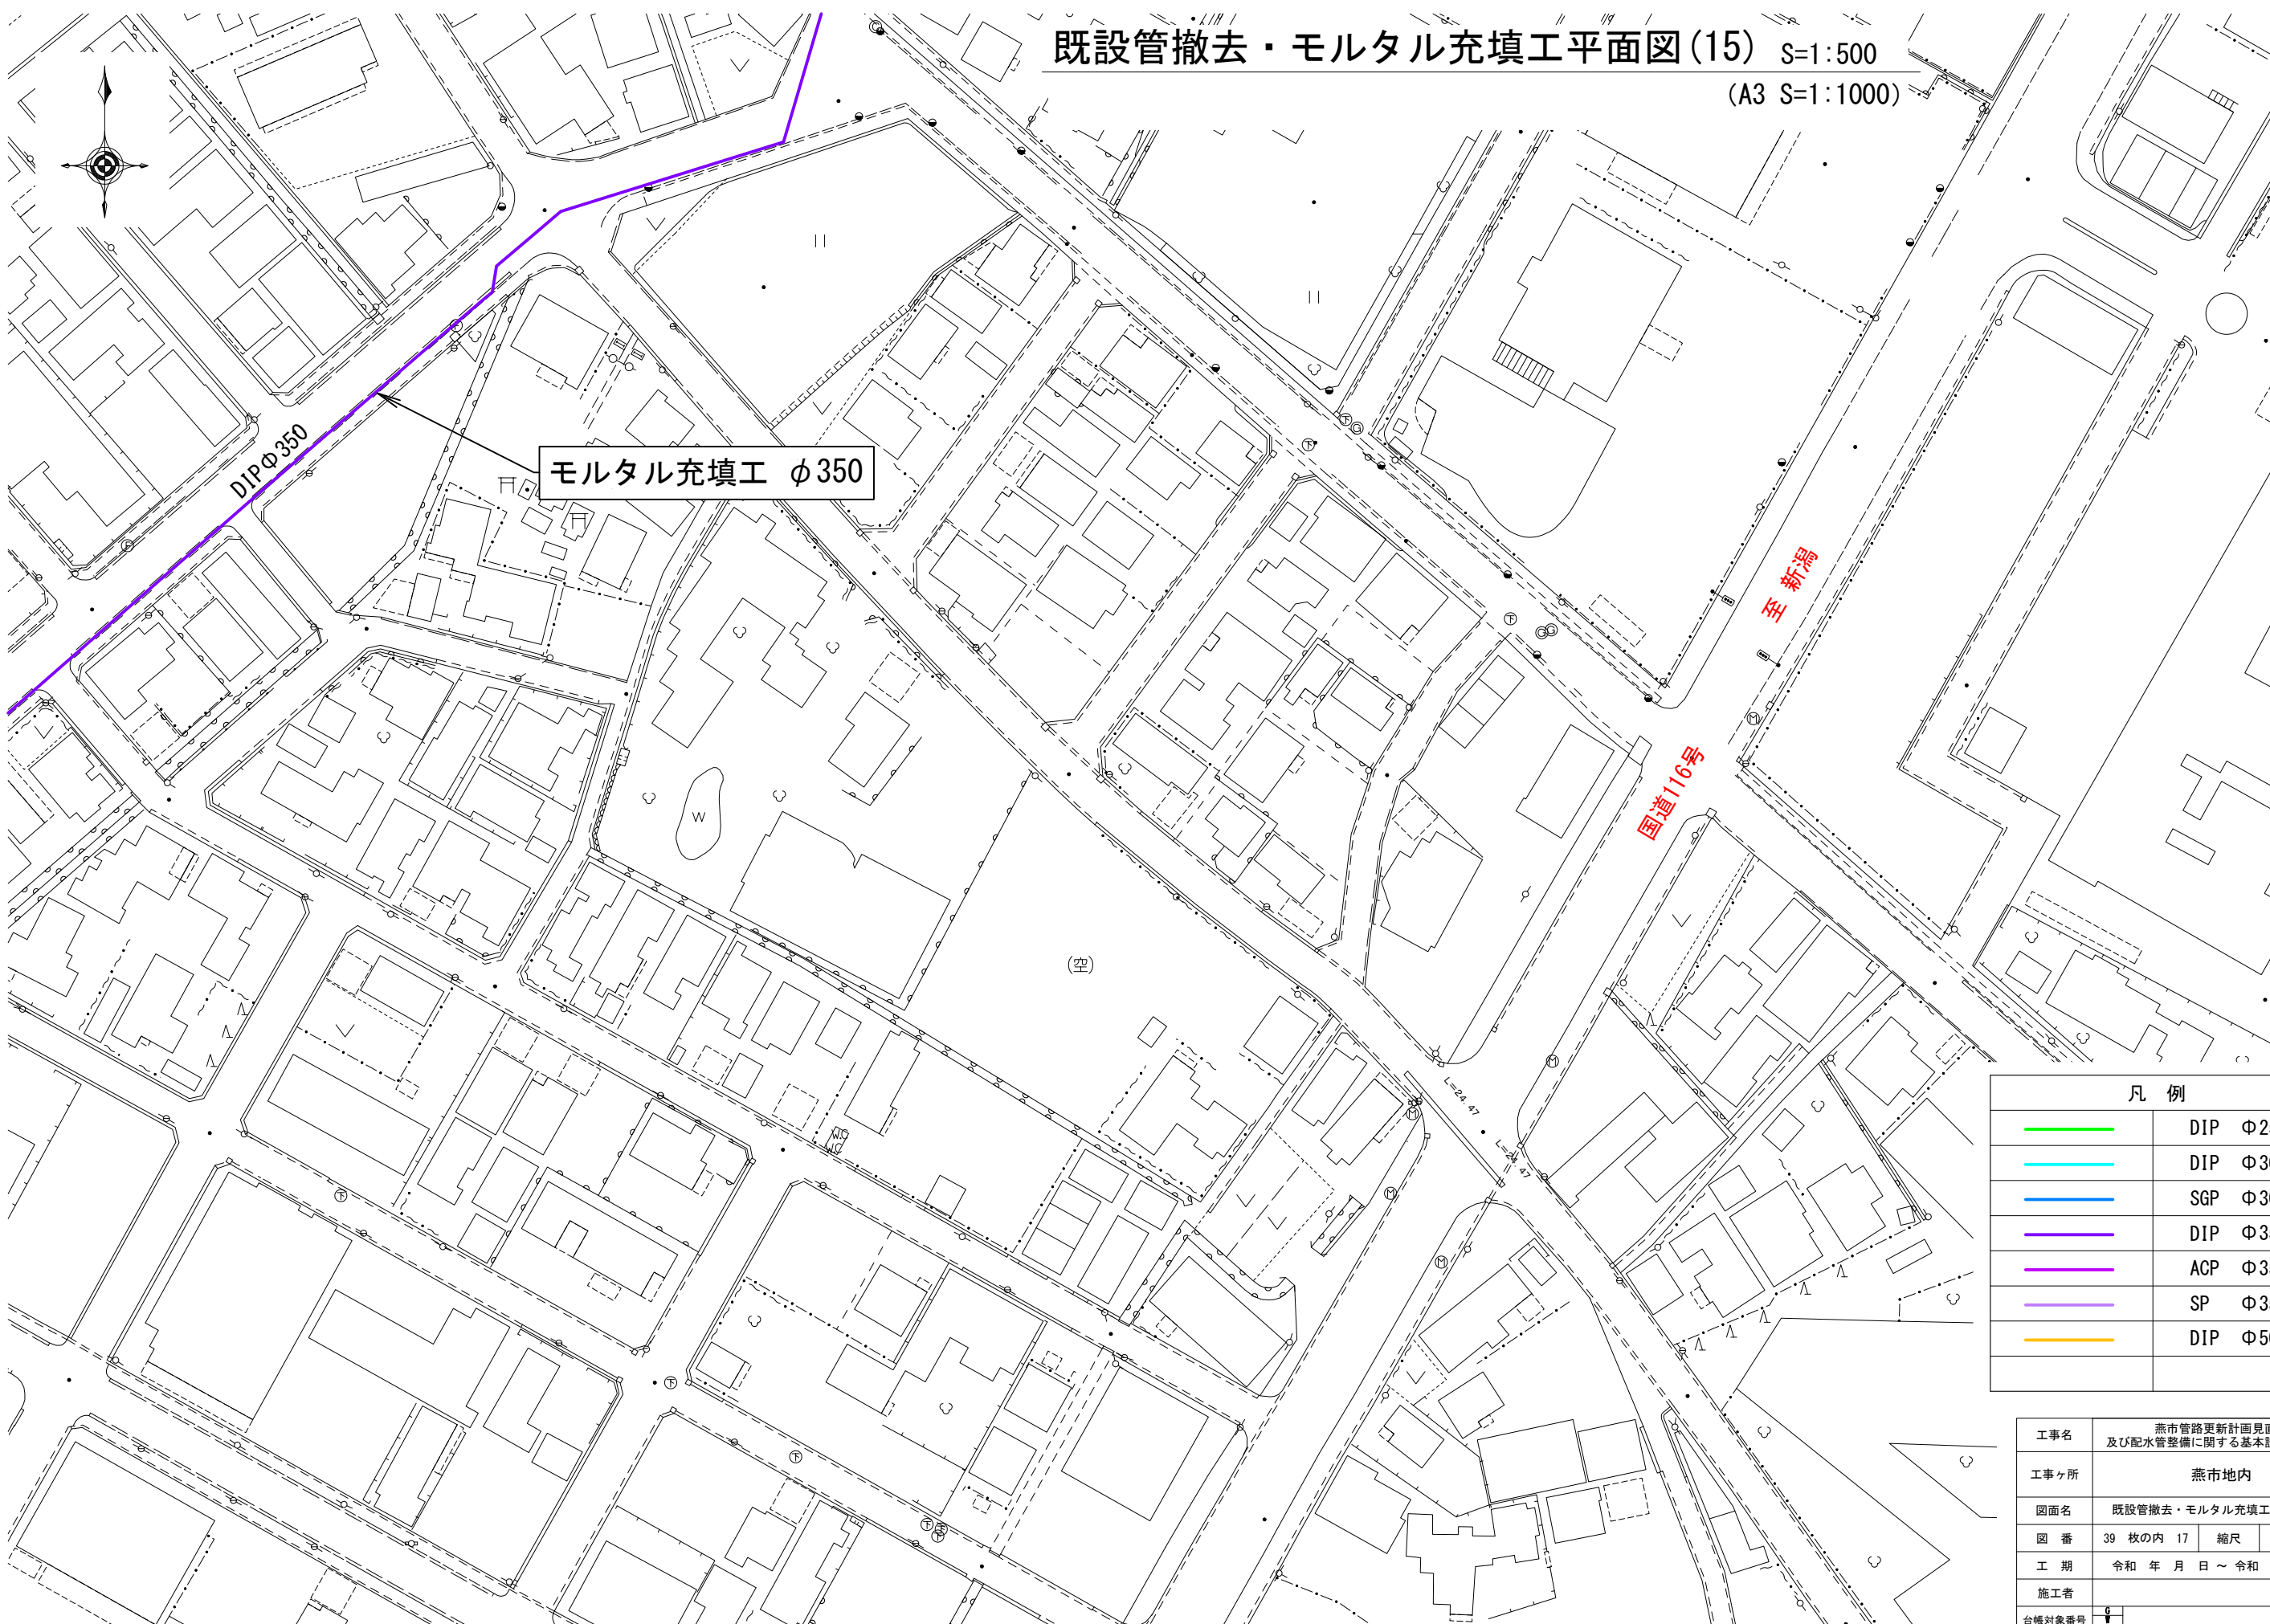

凡 例	
—	DIP Φ250
—	DIP Φ300
—	SGP Φ300
—	DIP Φ350
—	ACP Φ350
—	SP Φ350
—	DIP Φ500

工事名	燕市管路更新計画見直し 及び配水管整備に関する基本設計業務委託		
工事ヶ所	燕市地内		
図面名	既設管撤去・モルタル充填工平面図(15)		
図 番	39 枚の内 17	縮尺	1:500
工 期	令和 年 月 日 ~ 令和 年 月 日		
施工者			
台帳対象番号	G-W		
製 図	令和 年 月 日	製 図	燕・磐前総合事務組合水道局



既設管撤去・モルタル充填工平面図(16) S=1:500
(A3 S=1:1000)

既設管撤去工(7)
詳細は既設管撤去平断面図(7)参照

既設管 DIP ϕ 250 L=20.5m 撤去

モルタル充填工 ϕ 250 L=46.5m

・新潟県立吉田病院

凡 例	
—	DIP ϕ 250
—	DIP ϕ 300
—	SGP ϕ 300
—	DIP ϕ 350
—	ACP ϕ 350
—	SP ϕ 350
—	DIP ϕ 500

工事名	燕市管路更新計画見直し 及び配水管整備に関する基本設計業務委託		
工事ヶ所	燕市地内		
図面名	既設管撤去・モルタル充填工平面図(16)		
図 番	39 枚の内 18	縮尺	1:500
工 期	令和 年 月 日 ~ 令和 年 月 日		
施工者			
台帳対象番号	G-V		
設計	令和 年 月 日	監	燕・弥彦総合事務組合水道局