


(A3 S=1:1000)



工事名	燕市管路更新計画見直し 及び配水管整備に関する基本設計業務委託				
工事ヶ所	燕市地内				
図面名	既設管撤去・モルタル充填工平面図(17)				
図 番	39 枚の内 19	縮尺	1:500		
工 期	令和 年 月 日 ~ 令和 年 月 日				
施工者					
台帳対象番号	G G・V				
期 日	令和 年 月 日	期 日	燕・弥彦総合事務組合水道局		

既設管撤去・モルタル充填工平面図(18) S=1:500
(A3 S=1:1000)

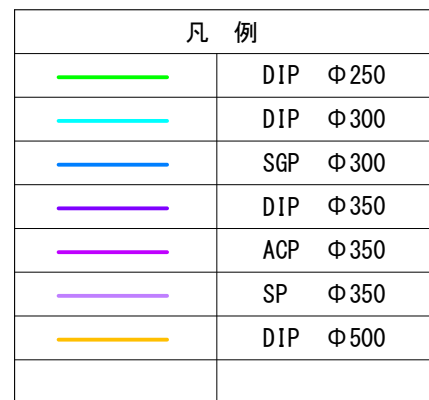

凡 例	
—	DIP φ250
—	DIP φ300
—	SGP φ300
—	DIP φ350
—	ACP φ350
—	SP φ350
—	DIP φ500

工事名	燕市管路更新計画見直し 及び配水管整備に関する基本設計業務委託		
工事ヶ所	燕市地内		
図面名	既設管撤去・モルタル充填工平面図(18)		
図 番	39 枚の内 20	縮尺	1:500
工 期	令和 年 月 日 ~ 令和 年 月 日		
施工者			
台帳対象番号	G-W		
設計	令和 年 月 日	監 査	燕・弥彦総合事務組合水道局

既設管撤去・モルタル充填工平面図(19) S=1:500
(A3 S=1:1000)

新潟県立吉田高校

モルタル充填工 φ300

既設管 DIP φ300 L=17.7m 撤去

既設管撤去工(8)
詳細は既設管撤去平断面図(8)参照

県道250号線(月潟吉田線)

越後線

モルタル充填工 φ300

凡 例	
	DIP φ250
	DIP φ300
	SGP φ300
	DIP φ350
	ACP φ350
	SP φ350
	DIP φ500

工事名	燕市管路更新計画見直し 及び配水管整備に関する基本設計業務委託		
工事ヶ所	燕市地内		
図面名	既設管撤去・モルタル充填工平面図(19)		
図 番	39 枚の内 21	縮尺	1:500
工 期	令和 年 月 日 ~ 令和 年 月 日		
施工者			
台帳対象番号	G-W		
製 図	令和 年 月 日	監 査	燕・弥彦総合事務組合水道局

既設管撤去・モルタル充填工平面図(20) S=1:500

(A3 S=1:1000)



モルタル充填工 φ300 L=486.0m

DIPΦ300

越後線

凡 例	
—	DIP Φ250
—	DIP Φ300
—	SGP Φ300
—	DIP Φ350
—	ACP Φ350
—	SP Φ350
—	DIP Φ500

工事名	燕市管路更新計画見直し 及び配水管整備に関する基本設計業務委託		
工事ヶ所	燕市地内		
図面名	既設管撤去・モルタル充填工平面図(20)		
図 番	39 枚の内 22	縮尺	1:500
工 期	令和 年 月 日 ~ 令和 年 月 日		
施工者			
台帳対象番号	G-W		
設計	令和 年 月 日	監 査	燕・磐前総合事務組合水道局

既設管撤去・モルタル充填工平面図(21) S=1:500

(A3 S=1:1000)



・燕市吉田総合スポーツ
センター陸上競技場

モルタル充填工 $\phi 250$ L=293.5m

既設管撤去工(9)
詳細は既設管撤去平断面図(9)参照

既設管 SP $\phi 300$ L=12.0m 撤去

DIP $\phi 250$

SGP $\phi 300$

DIP $\phi 300$

モルタル充填工 $\phi 300$

越後線

凡 例	
	DIP $\phi 250$
	DIP $\phi 300$
	SGP $\phi 300$
	DIP $\phi 350$
	ACP $\phi 350$
	SP $\phi 350$
	DIP $\phi 500$

工事名	燕市管路更新計画見直し 及び配水管整備に関する基本設計業務委託		
工事ヶ所	燕市地内		
図面名	既設管撤去・モルタル充填工平面図(21)		
図 番	39 枚の内 23	縮尺	1:500
工 期	令和 年 月 日 ~ 令和 年 月 日		
施工者			
台帳対象番号	G-V		
設計	令和 年 月 日	監	燕・弥彦総合事務組合水道局

既設管撤去平面図(1) S=1:100

国道289号

既設配水管 DIP φ350 L=36.0m 撤去

既設排水管 DIP φ150

既設排水管 φ200

既設排水管 DIP φ350

既設排水管 φ50 (低圧)

φ2000

さや管 HP φ400mm 推進延長=19000
(本管 DIP-GX φ250mm)

φ2500×5797

到達立坑

発進立坑

既設管 DIP $\phi 350$ L=36.0m 撤去

既設配水管 DIP $\phi 350$

さや管 HP $\phi 400$ mm 推進延長=19000
(本管 DIP-GX $\phi 250$ mm)


到達立坑 $\phi 2000$

発進立坑 $\phi 2500 \times 5797$




薬液注入


工事名	燕市管路更新計画見直し 及び配水管整備に関する基本設計業務委託				
工事ヶ所	燕市地内				
図面名	既設管撤去平面図(1) 既設管撤去断面図(1)				
図 番	39 枚の内 25	縮尺	1:100		
工 期	令和 年 月 日 ～ 令和 年 月 日				
施工者					
台帳対象番号	G G・V				
取 引 金 令和 年 月 日	取 引 金 令和 年 月 日		燕・弥生総合事務組合水道局		

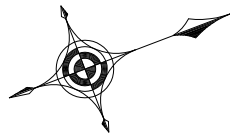

既設管撤去平面図(2) S=1:100

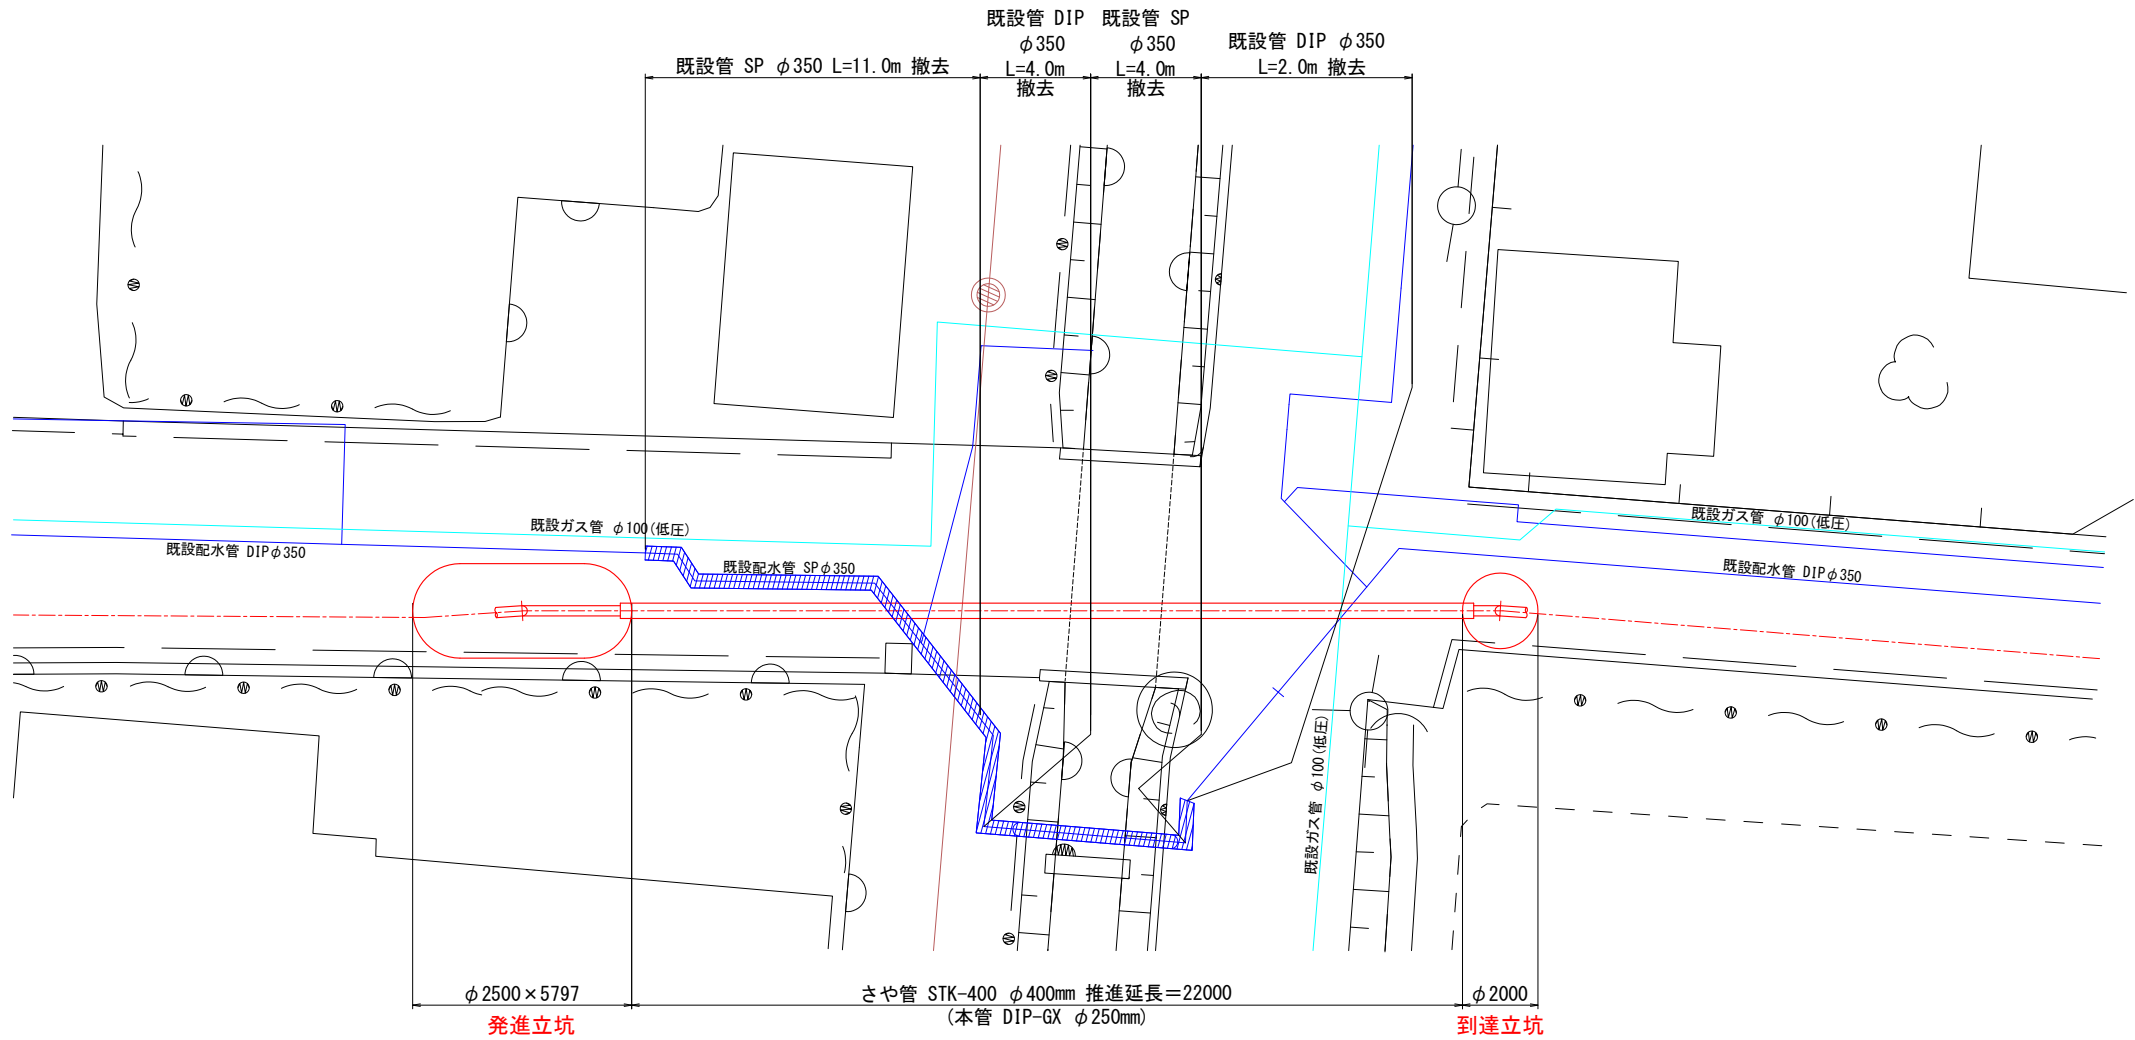


既設管撤去断面図(2) S=1:100

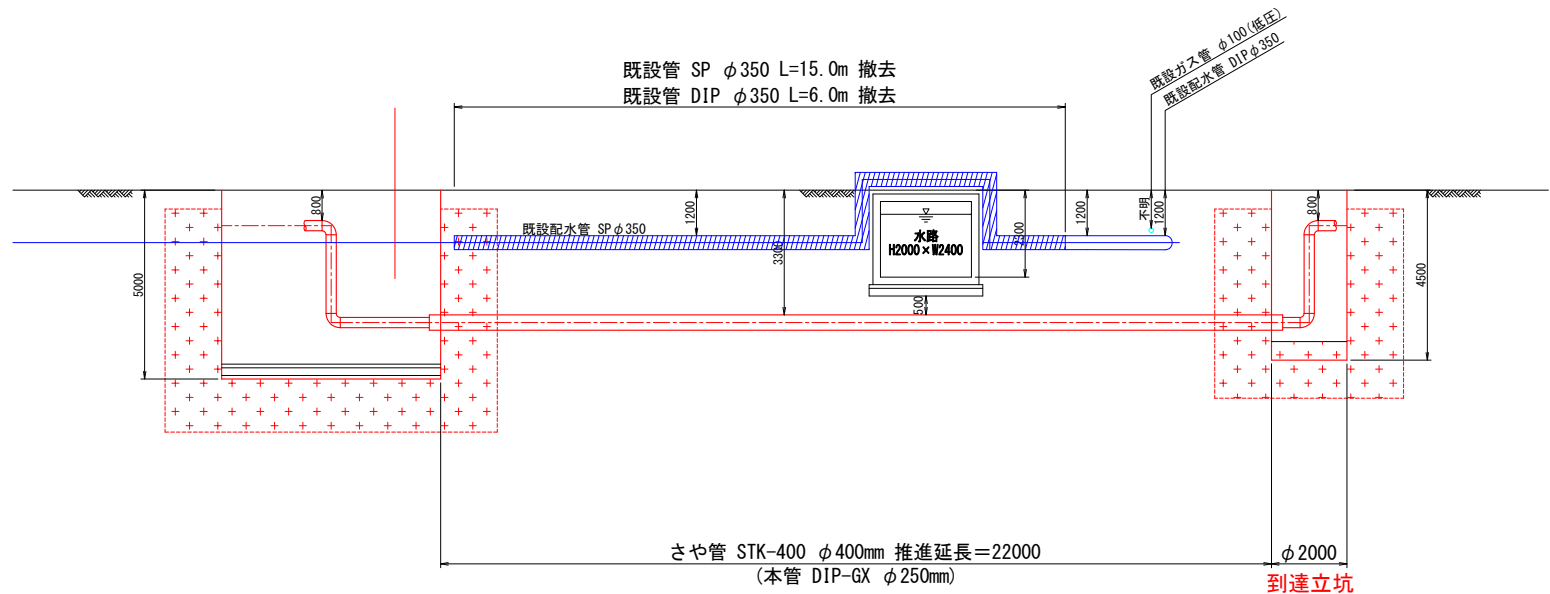

既設管撤去


薬液注入

工事名	燕市管路更新計画見直し 及び配水管整備に関する基本設計業務委託				
工事ヶ所	燕市地内				
図面名	既設管撤去平面図(2) 既設管撤去断面図(2)				
図 番	39 枚の内 26	縮尺	1:100		
工 期	令和 年 月 日 ～ 令和 年 月 日				
施工者					
台帳対象番号	G-W				
設計	令和 年 月 日	設計者	燕・茅彦総合事務組合水道局		

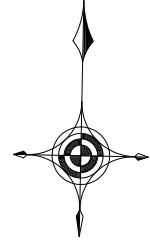


既設管撤去平面図(3) S=1:100

県道374号線 (河川管理道路)

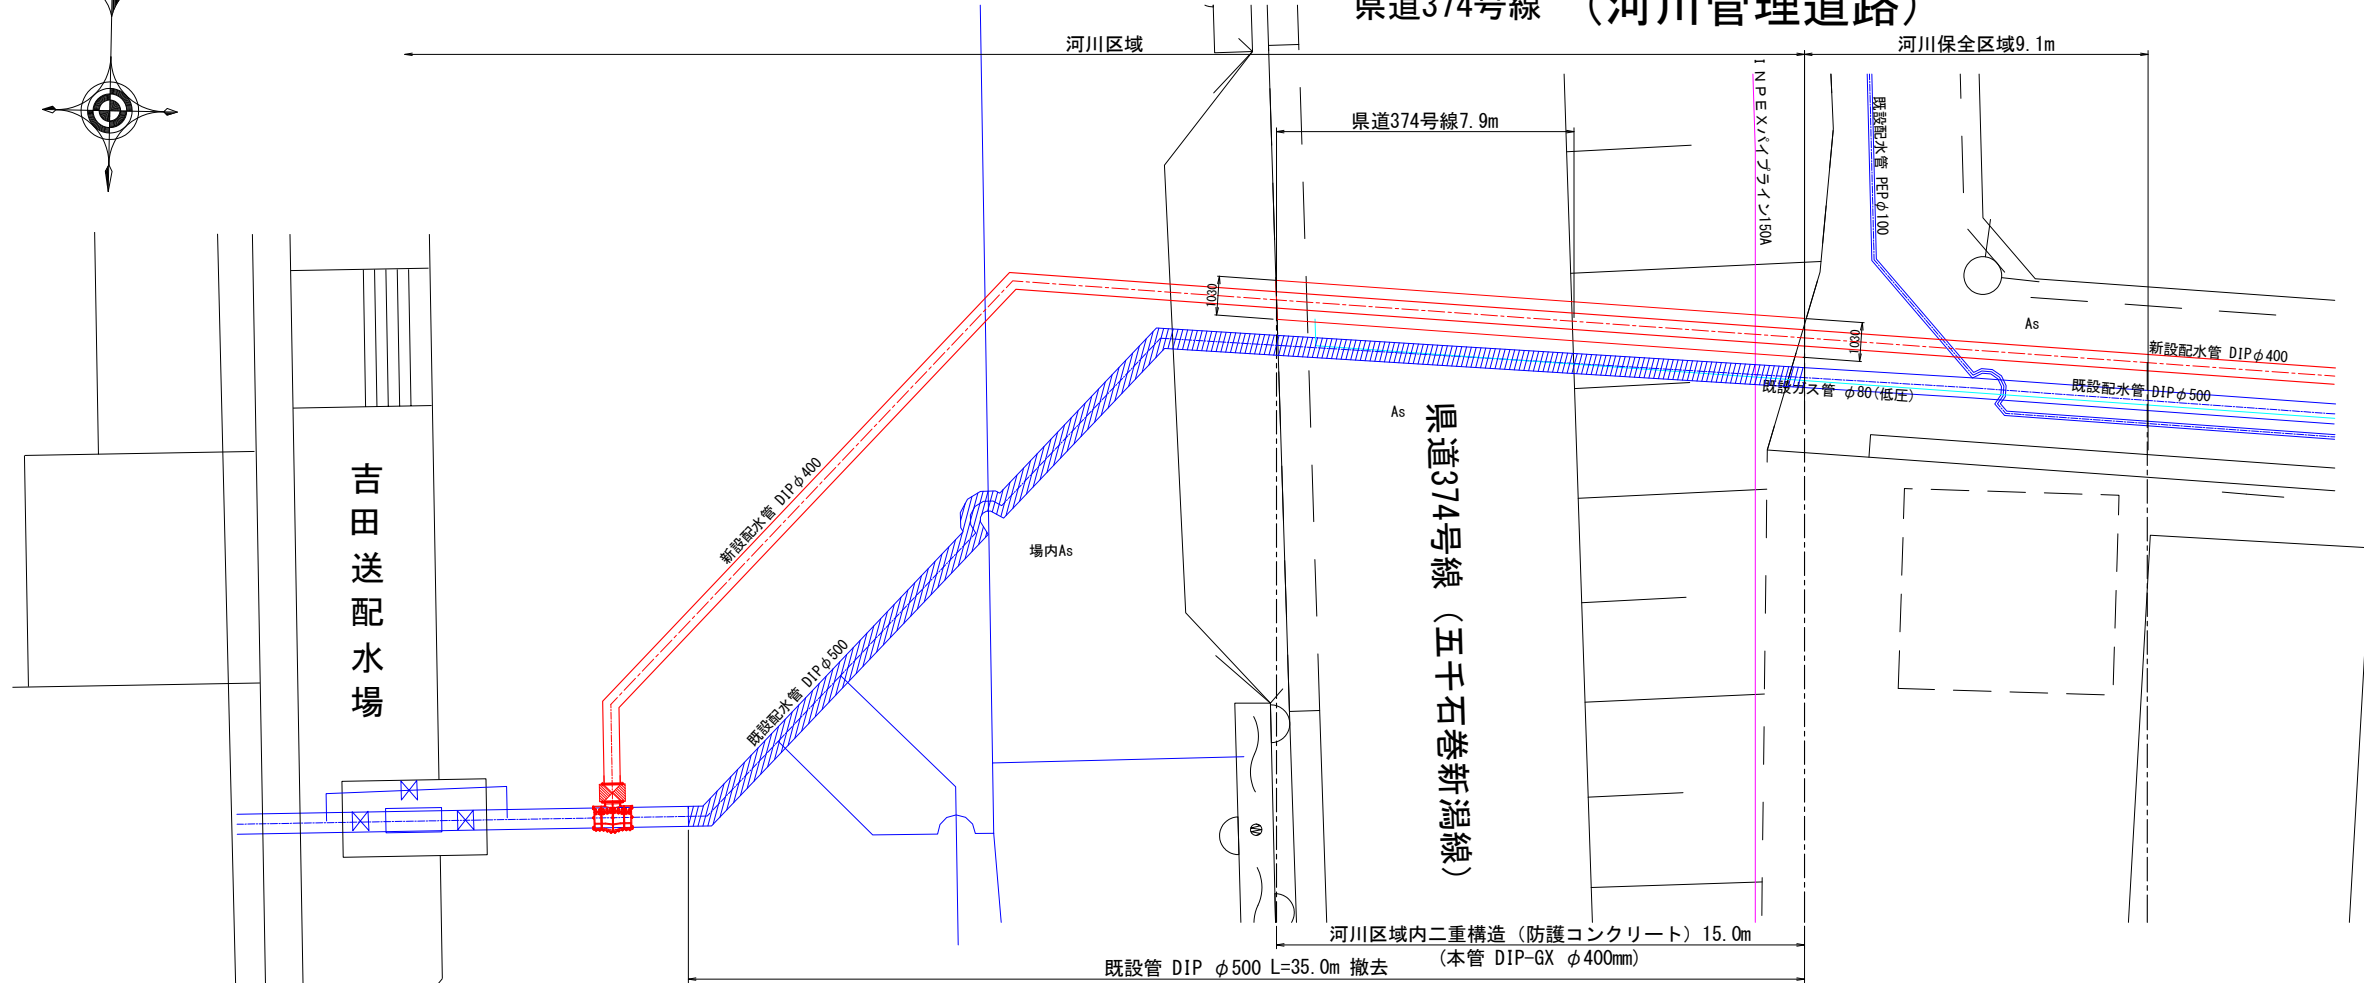


県道開削横断断面図 S=1:100

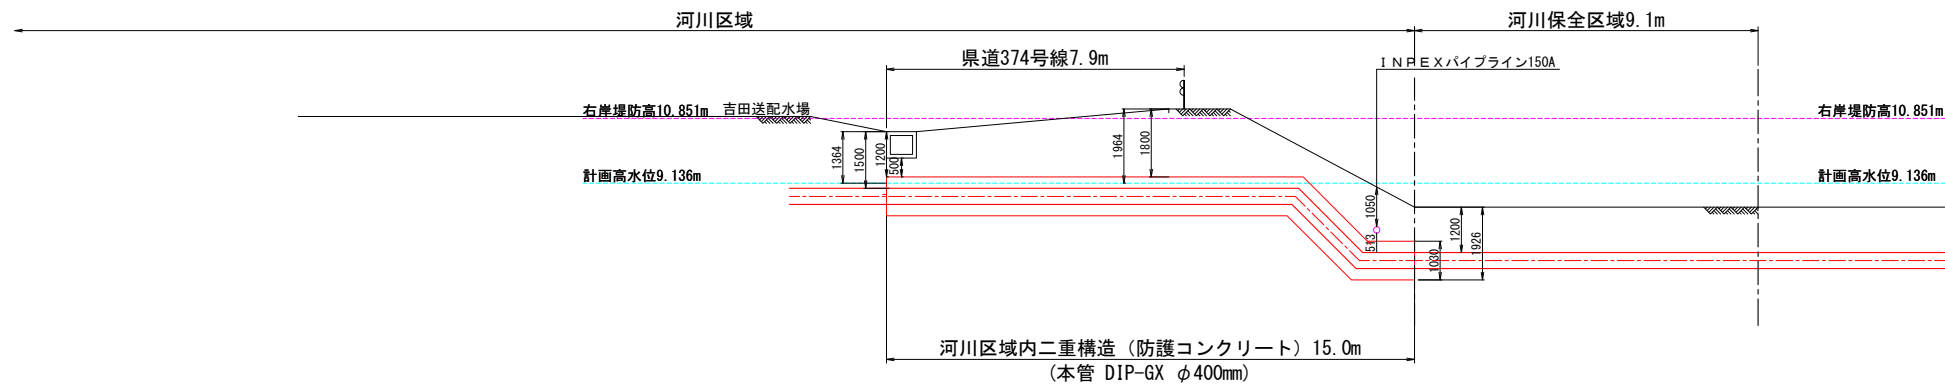

既設管撤去断面図(3) S=1:100

県道374号線 (河川管理道路)

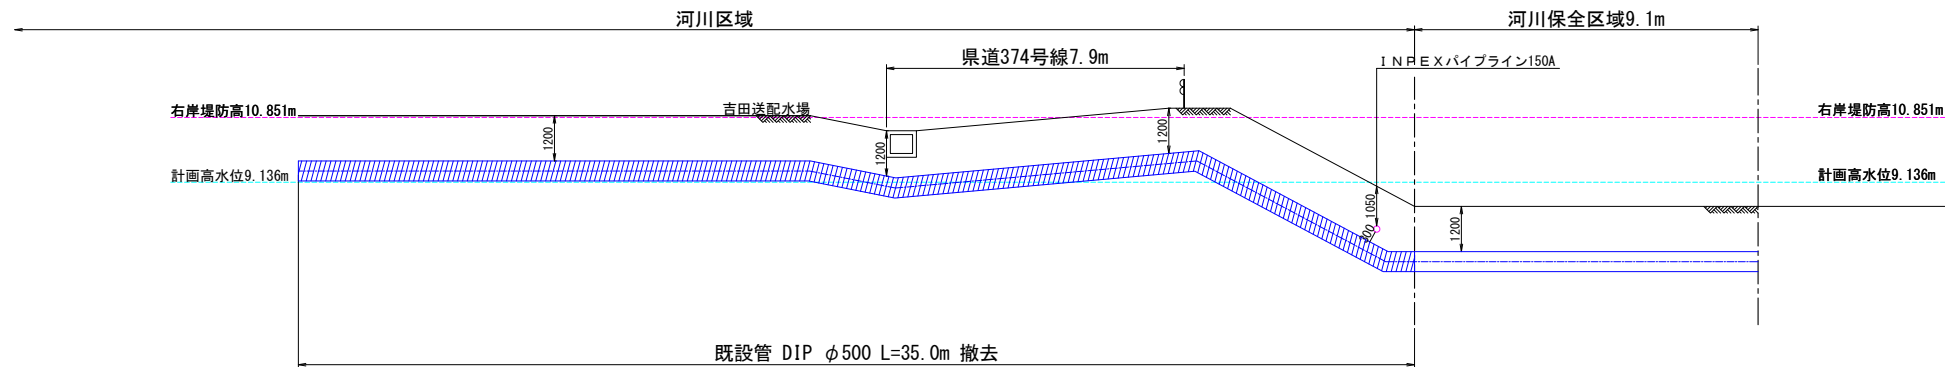


 既設管撤去

工事名		燕市管路更新計画見直し 及び配水管整備に関する基本設計業務委託			
工事ヶ所		燕市地内			
図面名		既設管撤去平面図(3) 既設管撤去断面図(3)			
図 番		39 枚の内 27		縮尺	1:100
工 期		令和 年 月 日 ~ 令和 年 月 日			
施工者					
台帳対象番号		G G-W			
設計	令和 年 月 日		設計		
				燕・茅彦総合事務組合水道局	

既設管撤去平面図(4) S=1:100
県道374号線 (河川管理道路)



既設管撤去断面図(4) S=1:100
県道374号線 (河川管理道路)

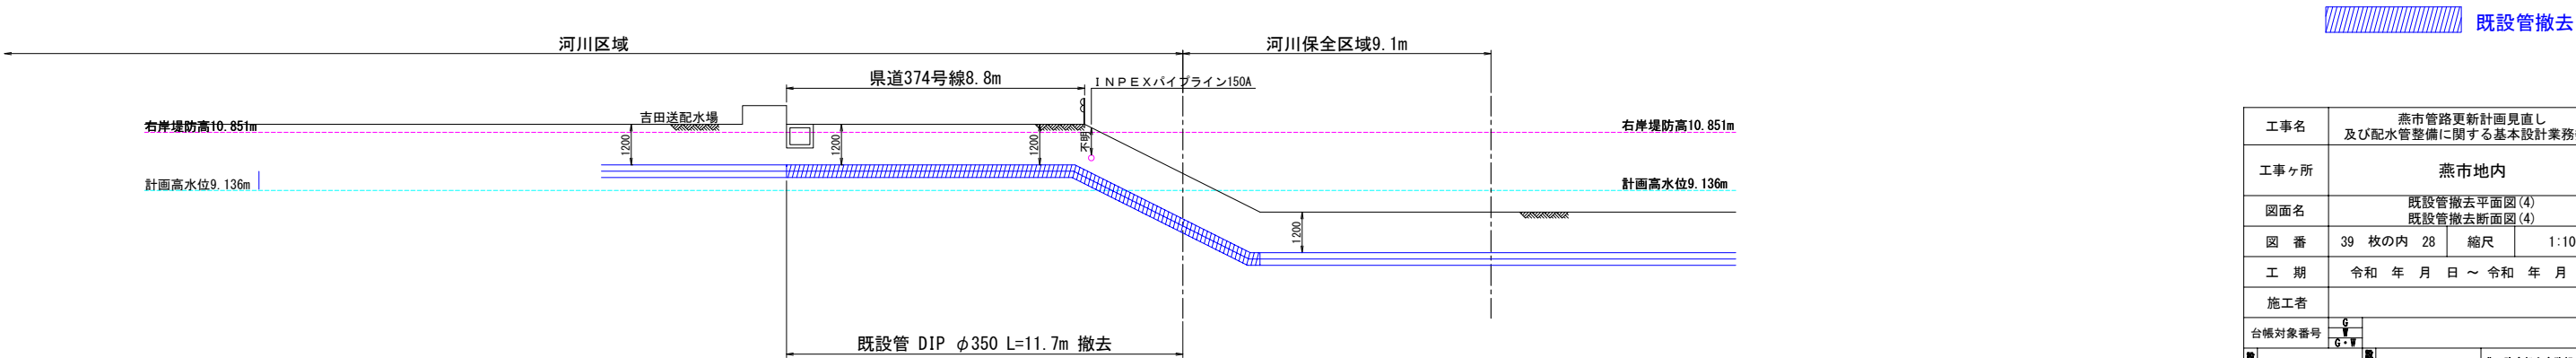

工事名	燕市管路更新計画見直し 及び配水管整備に関する基本設計業務委託		
工事ヶ所	燕市地内		
図面名	既設管撤去平面図(4) 既設管撤去断面図(4)		
図 番	39 枚の内 28	縮尺	1:100
工 期	令和 年 月 日 ~ 令和 年 月 日		
施工者			
台帳対象番号	G-W		
設計	令和 年 月 日	監 査	燕・茅彦総合事務組合水道局