



既設管撤去・モルタル充填工平面図(8) S=1:500  
(A3 S=1:1000)



| 凡 例                                      |          |
|------------------------------------------|----------|
| <span style="color: green;">—</span>     | DIP Φ250 |
| <span style="color: cyan;">—</span>      | DIP Φ300 |
| <span style="color: blue;">—</span>      | SGP Φ300 |
| <span style="color: purple;">—</span>    | DIP Φ350 |
| <span style="color: magenta;">—</span>   | ACP Φ350 |
| <span style="color: lightblue;">—</span> | SP Φ350  |
| <span style="color: orange;">—</span>    | DIP Φ500 |

|        |                                    |     |               |
|--------|------------------------------------|-----|---------------|
| 工事名    | 燕市管路更新計画見直し<br>及び配水管整備に関する基本設計業務委託 |     |               |
| 工事ヶ所   | 燕市地内                               |     |               |
| 図面名    | 既設管撤去・モルタル充填工平面図(8)                |     |               |
| 図 番    | 39 枚の内 10                          | 縮尺  | 1:500         |
| 工 期    | 令和 年 月 日 ~ 令和 年 月 日                |     |               |
| 施工者    |                                    |     |               |
| 台帳対象番号 | G-V                                |     |               |
| 製 図    | 令和 年 月 日                           | 製 図 | 燕・務彦総合事務組合水道局 |

既設管撤去・モルタル充填工平面図(9) S=1:500  
(A3 S=1:1000)




モルタル充填工 φ500 L=1,058.0m

| 凡 例 |          |
|-----|----------|
|     | DIP Φ250 |
|     | DIP Φ300 |
|     | SGP Φ300 |
|     | DIP Φ350 |
|     | ACP Φ350 |
|     | SP Φ350  |
|     | DIP Φ500 |

|        |                                    |     |               |
|--------|------------------------------------|-----|---------------|
| 工事名    | 燕市管路更新計画見直し<br>及び配水管整備に関する基本設計業務委託 |     |               |
| 工事ヶ所   | 燕市地内                               |     |               |
| 図面名    | 既設管撤去・モルタル充填工平面図(9)                |     |               |
| 図 番    | 39 枚の内 11                          | 縮尺  | 1:500         |
| 工 期    | 令和 年 月 日 ~ 令和 年 月 日                |     |               |
| 施工者    |                                    |     |               |
| 台帳対象番号 | G-W                                |     |               |
| 設計     | 令和 年 月 日                           | 監 査 | 燕・務彦総合事務組合水道局 |



既設管撤去・モルタル充填工平面図(10) S=1:500  
(A3 S=1:1000)

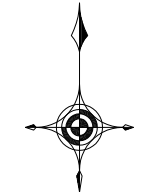

・燕市立吉田南小

・南親水公園

モルタル充填工  $\phi 500$  L=301.0m

既設管撤去工(5)  
詳細は既設管撤去平断面図(5)参照

既設管 DIP  $\phi 500$  L=19.0m 撤去

| 凡 例 |                |
|-----|----------------|
|     | DIP $\phi 250$ |
|     | DIP $\phi 300$ |
|     | SGP $\phi 300$ |
|     | DIP $\phi 350$ |
|     | ACP $\phi 350$ |
|     | SP $\phi 350$  |
|     | DIP $\phi 500$ |

|        |                                    |     |               |
|--------|------------------------------------|-----|---------------|
| 工事名    | 燕市管路更新計画見直し<br>及び配水管整備に関する基本設計業務委託 |     |               |
| 工事ヶ所   | 燕市地内                               |     |               |
| 図面名    | 既設管撤去・モルタル充填工平面図(10)               |     |               |
| 図 番    | 39 枚の内 12                          | 縮 尺 | 1:500         |
| 工 期    | 令和 年 月 日 ~ 令和 年 月 日                |     |               |
| 施工者    |                                    |     |               |
| 台帳対象番号 | G-V                                |     |               |
| 日 付    | 令和 年 月 日                           | 図 章 | 燕・務彦総合事務組合水道局 |

既設管撤去・モルタル充填工平面図(11) S=1:500  
(A3 S=1:1000)



| 凡 例                                      |          |
|------------------------------------------|----------|
| <span style="color: green;">—</span>     | DIP Φ250 |
| <span style="color: cyan;">—</span>      | DIP Φ300 |
| <span style="color: blue;">—</span>      | SGP Φ300 |
| <span style="color: purple;">—</span>    | DIP Φ350 |
| <span style="color: magenta;">—</span>   | ACP Φ350 |
| <span style="color: lightblue;">—</span> | SP Φ350  |
| <span style="color: orange;">—</span>    | DIP Φ500 |

|        |                                    |     |               |
|--------|------------------------------------|-----|---------------|
| 工事名    | 燕市管路更新計画見直し<br>及び配水管整備に関する基本設計業務委託 |     |               |
| 工事ヶ所   | 燕市地内                               |     |               |
| 図面名    | 既設管撤去・モルタル充填工平面図(11)               |     |               |
| 図 番    | 39 枚の内 13                          | 縮尺  | 1:500         |
| 工 期    | 令和 年 月 日 ~ 令和 年 月 日                |     |               |
| 施工者    |                                    |     |               |
| 台帳対象番号 | G-W                                |     |               |
| 製 図    | 令和 年 月 日                           | 監 査 | 燕・務彦総合事務組合水道局 |



既設管撤去・モルタル充填工平面図(12) S=1:500  
(A3 S=1:1000)




| 凡 例 |          |
|-----|----------|
|     | DIP φ250 |
|     | DIP φ300 |
|     | SGP φ300 |
|     | DIP φ350 |
|     | ACP φ350 |
|     | SP φ350  |
|     | DIP φ500 |

|        |                                    |     |               |
|--------|------------------------------------|-----|---------------|
| 工事名    | 燕市管路更新計画見直し<br>及び配水管整備に関する基本設計業務委託 |     |               |
| 工事ヶ所   | 燕市地内                               |     |               |
| 図面名    | 既設管撤去・モルタル充填工平面図(12)               |     |               |
| 図 番    | 39 枚の内 14                          | 縮尺  | 1:500         |
| 工 期    | 令和 年 月 日 ~ 令和 年 月 日                |     |               |
| 施工者    |                                    |     |               |
| 台帳対象番号 | G-V                                |     |               |
| 設計     | 令和 年 月 日                           | 監 査 | 燕・磐前総合事務組合水道局 |

既設管撤去・モルタル充填工平面図(13)

(A3 S=1:1000)

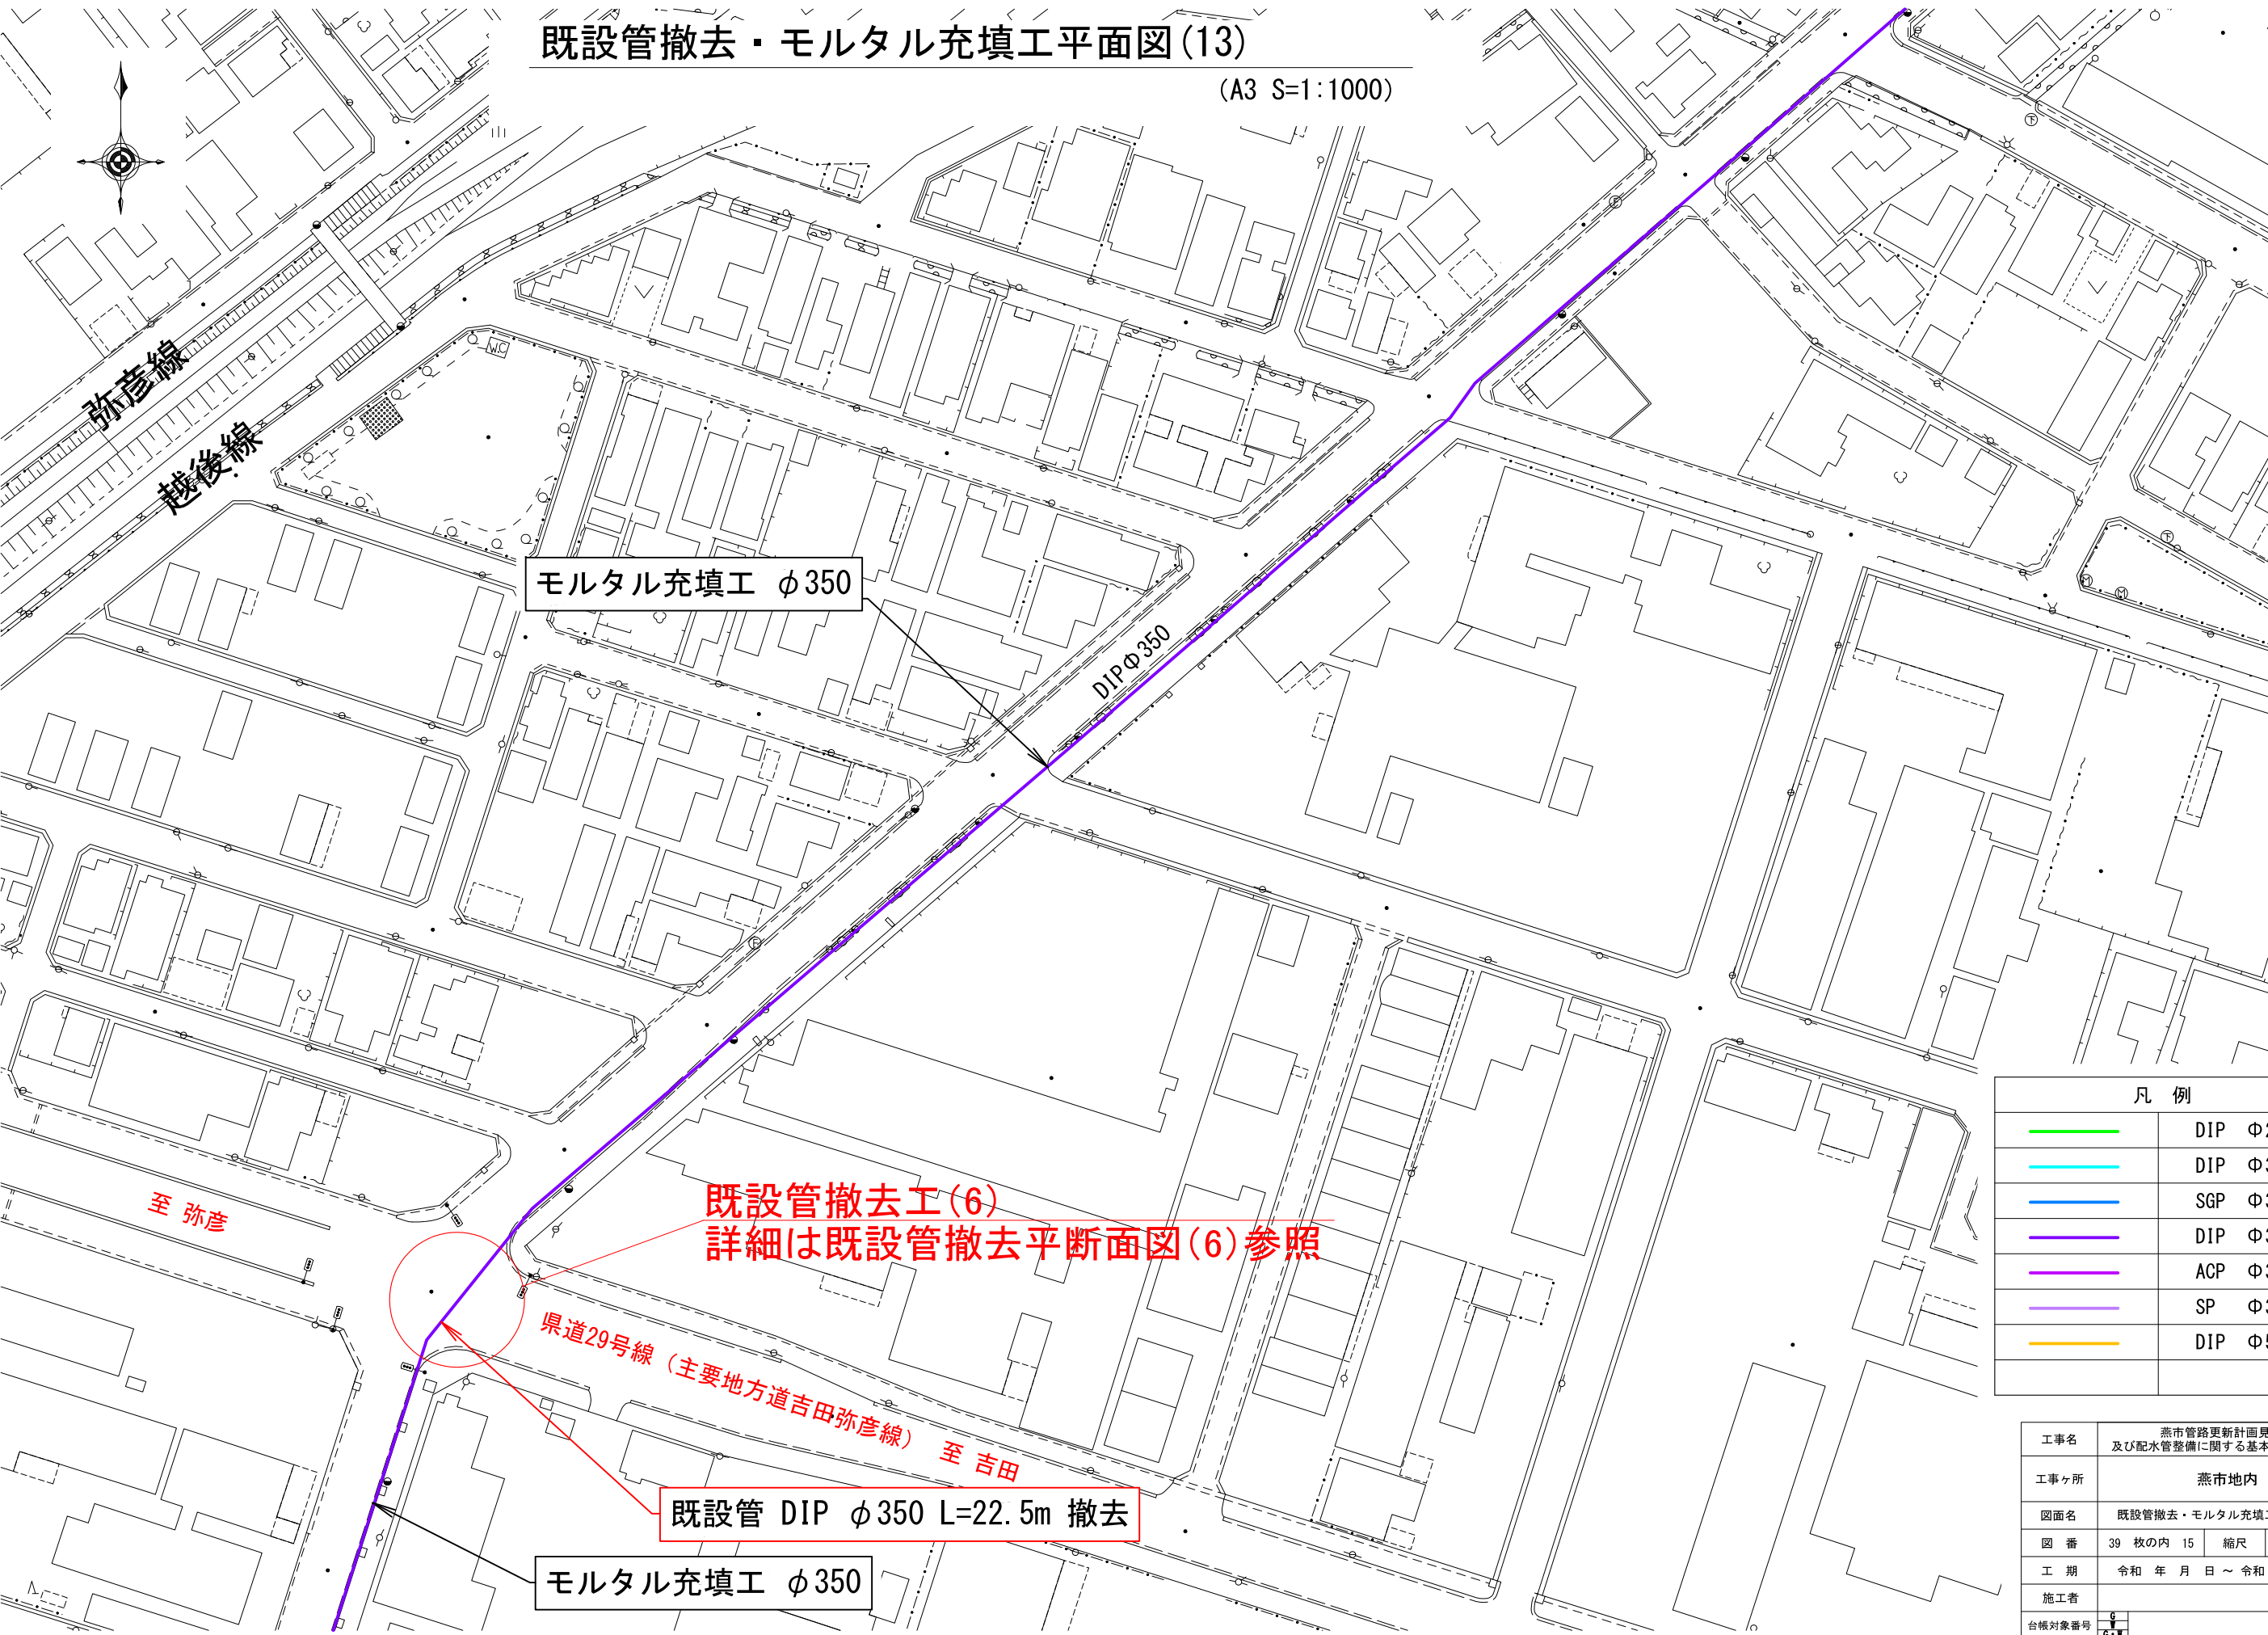

| 凡 例                                      |          |
|------------------------------------------|----------|
| <span style="color: green;">—</span>     | DIP φ250 |
| <span style="color: cyan;">—</span>      | DIP φ300 |
| <span style="color: blue;">—</span>      | SGP φ300 |
| <span style="color: purple;">—</span>    | DIP φ350 |
| <span style="color: magenta;">—</span>   | ACP φ350 |
| <span style="color: lightblue;">—</span> | SP φ350  |
| <span style="color: yellow;">—</span>    | DIP φ500 |

|        |                                    |       |               |
|--------|------------------------------------|-------|---------------|
| 工事名    | 燕市管路更新計画見直し<br>及び配水管整備に関する基本設計業務委託 |       |               |
| 工事ヶ所   | 燕市地内                               |       |               |
| 図面名    | 既設管撤去・モルタル充填工平面図(13)               |       |               |
| 図 番    | 39 枚の内 15                          | 縮 尺   | 1:500         |
| 工 期    | 令和 年 月 日 ~ 令和 年 月 日                |       |               |
| 施工者    |                                    |       |               |
| 台帳対象番号 | G-V                                |       |               |
| 製 図    | 令和 年 月 日                           | 製 図 者 | 燕・弥彦総合事務組合水道局 |



既設管撤去・モルタル充填工平面図(14) S=1:500  
(A3 S=1:1000)




| 凡 例 |          |
|-----|----------|
|     | DIP φ250 |
|     | DIP φ300 |
|     | SGP φ300 |
|     | DIP φ350 |
|     | ACP φ350 |
|     | SP φ350  |
|     | DIP φ500 |

|        |                                    |     |               |
|--------|------------------------------------|-----|---------------|
| 工事名    | 燕市管路更新計画見直し<br>及び配水管整備に関する基本設計業務委託 |     |               |
| 工事ヶ所   | 燕市地内                               |     |               |
| 図面名    | 既設管撤去・モルタル充填工平面図(14)               |     |               |
| 図 番    | 39 枚の内 16                          | 縮尺  | 1:500         |
| 工 期    | 令和 年 月 日 ~ 令和 年 月 日                |     |               |
| 施工者    |                                    |     |               |
| 台帳対象番号 | G-V                                |     |               |
| 製 図    | 令和 年 月 日                           | 製 図 | 燕・弥彦総合事務組合水道局 |



既設管撤去・モルタル充填工平面図(15) S=1:500  
(A3 S=1:1000)

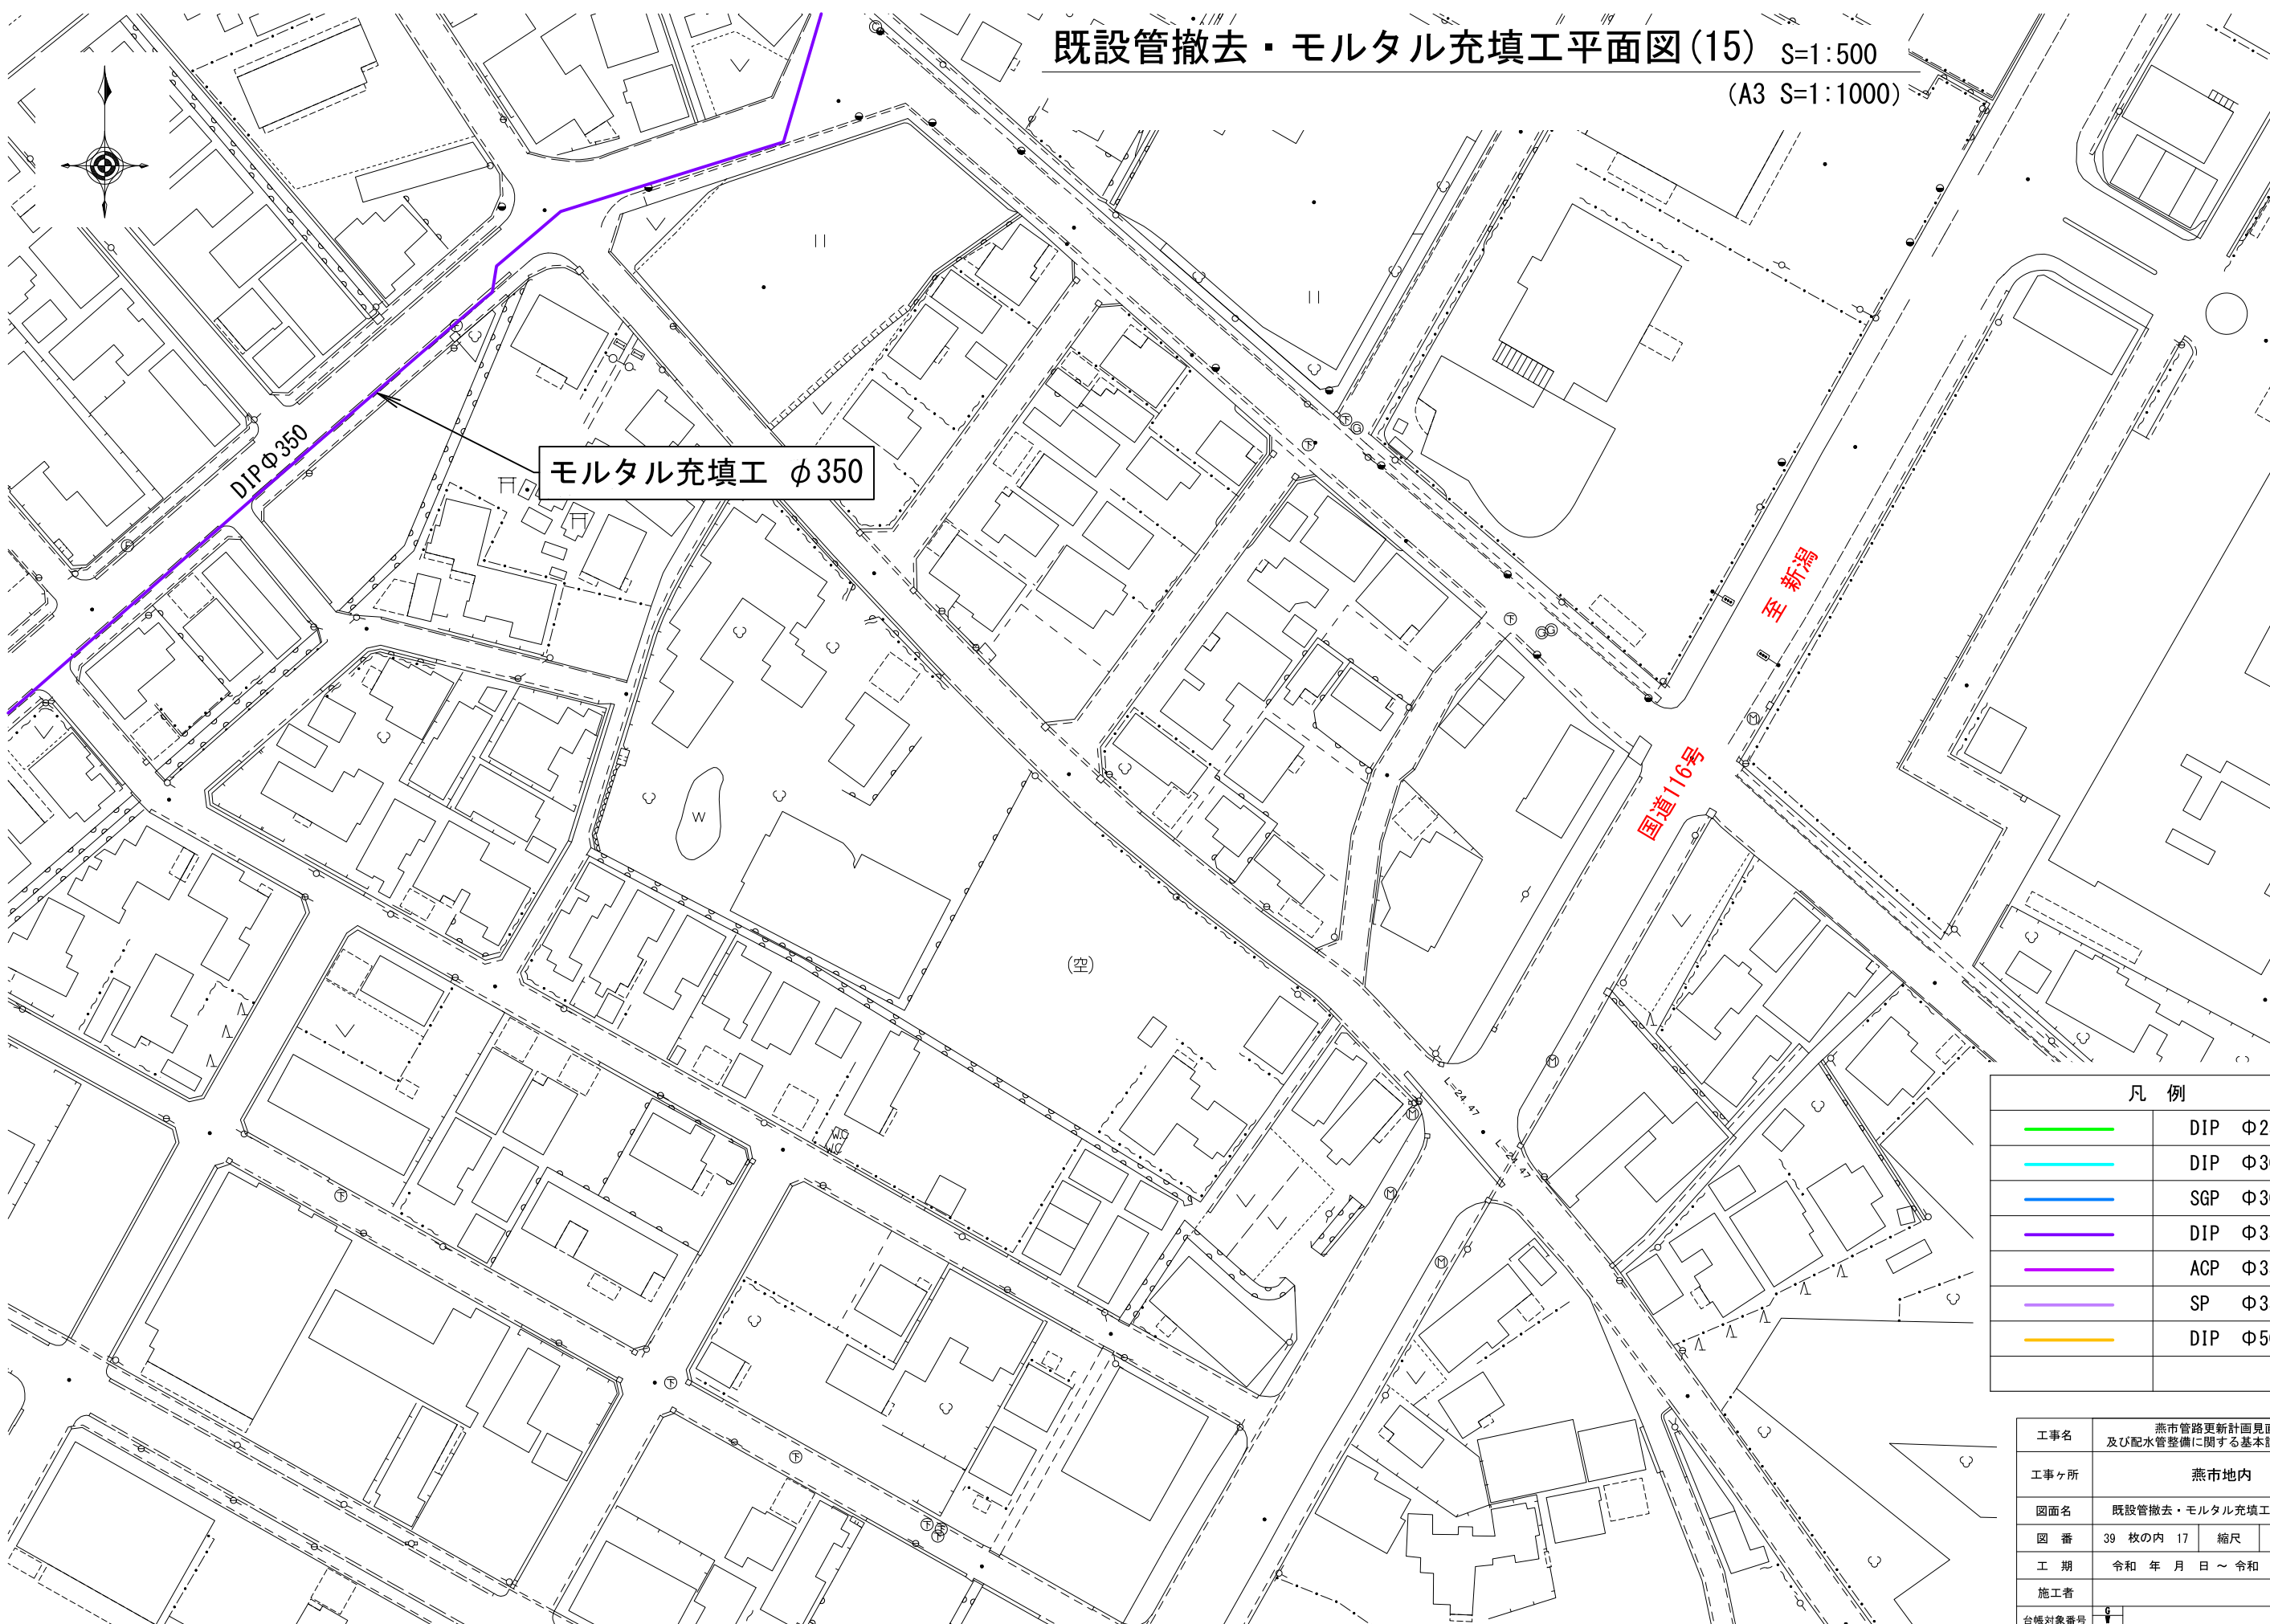

| 凡 例                                      |          |
|------------------------------------------|----------|
| <span style="color: green;">—</span>     | DIP Φ250 |
| <span style="color: cyan;">—</span>      | DIP Φ300 |
| <span style="color: blue;">—</span>      | SGP Φ300 |
| <span style="color: purple;">—</span>    | DIP Φ350 |
| <span style="color: magenta;">—</span>   | ACP Φ350 |
| <span style="color: lightblue;">—</span> | SP Φ350  |
| <span style="color: yellow;">—</span>    | DIP Φ500 |

|        |                                    |       |               |
|--------|------------------------------------|-------|---------------|
| 工事名    | 燕市管路更新計画見直し<br>及び配水管整備に関する基本設計業務委託 |       |               |
| 工事ヶ所   | 燕市地内                               |       |               |
| 図面名    | 既設管撤去・モルタル充填工平面図(15)               |       |               |
| 図 番    | 39 枚の内 17                          | 縮尺    | 1:500         |
| 工 期    | 令和 年 月 日 ~ 令和 年 月 日                |       |               |
| 施工者    |                                    |       |               |
| 台帳対象番号 | G-W                                |       |               |
| 製 図    | 令和 年 月 日                           | 製 図 者 | 燕・磐前総合事務組合水道局 |



既設管撤去・モルタル充填工平面図(16) S=1:500  
(A3 S=1:1000)

| 凡 例                                      |          |
|------------------------------------------|----------|
| <span style="color: green;">—</span>     | DIP φ250 |
| <span style="color: cyan;">—</span>      | DIP φ300 |
| <span style="color: blue;">—</span>      | SGP φ300 |
| <span style="color: purple;">—</span>    | DIP φ350 |
| <span style="color: magenta;">—</span>   | ACP φ350 |
| <span style="color: lightblue;">—</span> | SP φ350  |
| <span style="color: yellow;">—</span>    | DIP φ500 |

|        |                                    |       |               |
|--------|------------------------------------|-------|---------------|
| 工事名    | 燕市管路更新計画見直し<br>及び配水管整備に関する基本設計業務委託 |       |               |
| 工事ヶ所   | 燕市地内                               |       |               |
| 図面名    | 既設管撤去・モルタル充填工平面図(16)               |       |               |
| 図 番    | 39 枚の内 18                          | 縮 尺   | 1:500         |
| 工 期    | 令和 年 月 日 ~ 令和 年 月 日                |       |               |
| 施工者    |                                    |       |               |
| 台帳対象番号 | G-V                                |       |               |
| 製 図    | 令和 年 月 日                           | 製 図 者 | 燕・弥彦総合事務組合水道局 |